2019年度 2号館一般教室視聴覚機器更新工事

2019年 6月


学校法人千葉学園 千葉商科大学 情報基盤センター

図面目録

図面番号	図 面 名 称	縮尺
01	図面目録	
02	212教室・213教室 システム系統撤去図	
03	226教室 システム系統撤去図	
04	212教室・213教室 システム系統更新図(標準)	
05	226教室 システム系統更新図(標準)	
06	新設操作盤 姿図	1:1

※平面図等については、情報基盤センター窓口で閲覧可能です


2019年度 2号館一般教室視聴覚機器更新工事			
図面の種類	図面目録		
縮尺	:	図面番号	01
設計者名	学校法人千葉学園	千葉商科大学	情報基盤センター
工事会社名			
発注者名	学校法人千葉学園	千葉商科大学	情報基盤センター

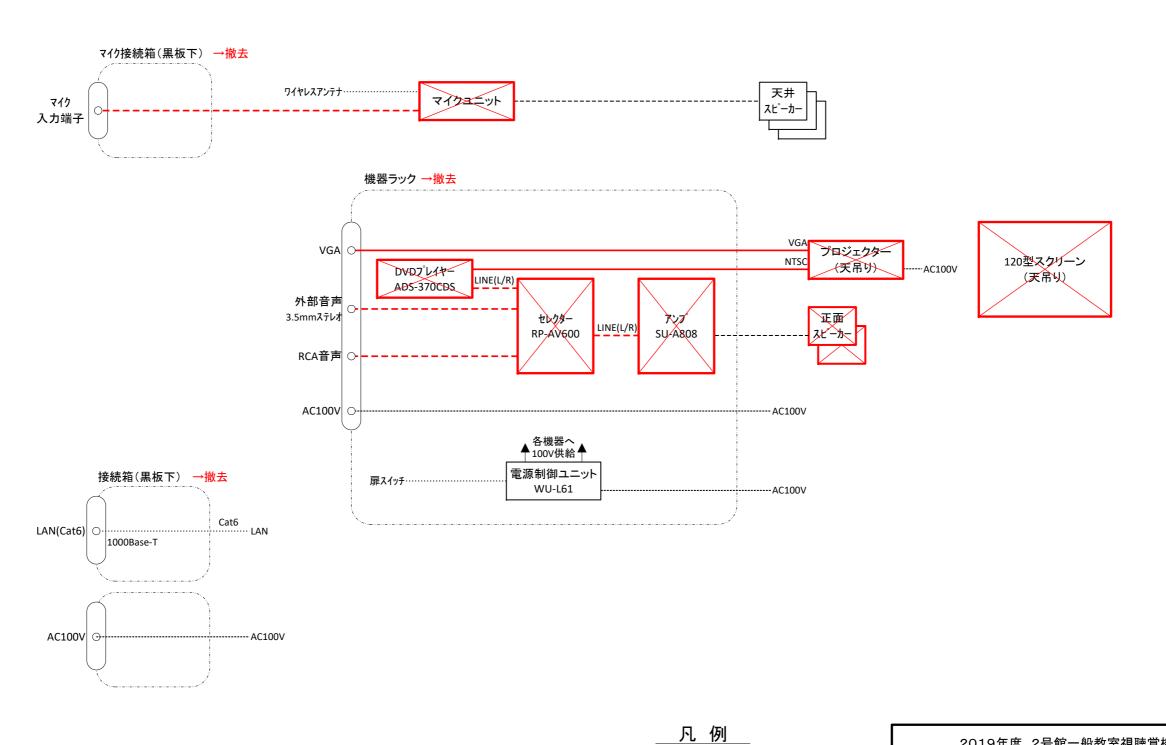

: 撤去 —— : 映像 : 再利用 : 再利用 : 明 御 : 明 御 : 電源

:撤去


2019年度 2号館一般教室視聴覚機器更新工事			
図面の種類	212教室・213教室 システム系統撤去図		
縮尺	:	図面番号	02
設計者名	学校法人千葉学園	千葉商科大学	情報基盤センター
工事会社名			
発注者名	学校法人千葉学園	千葉商科大学	情報基盤センター

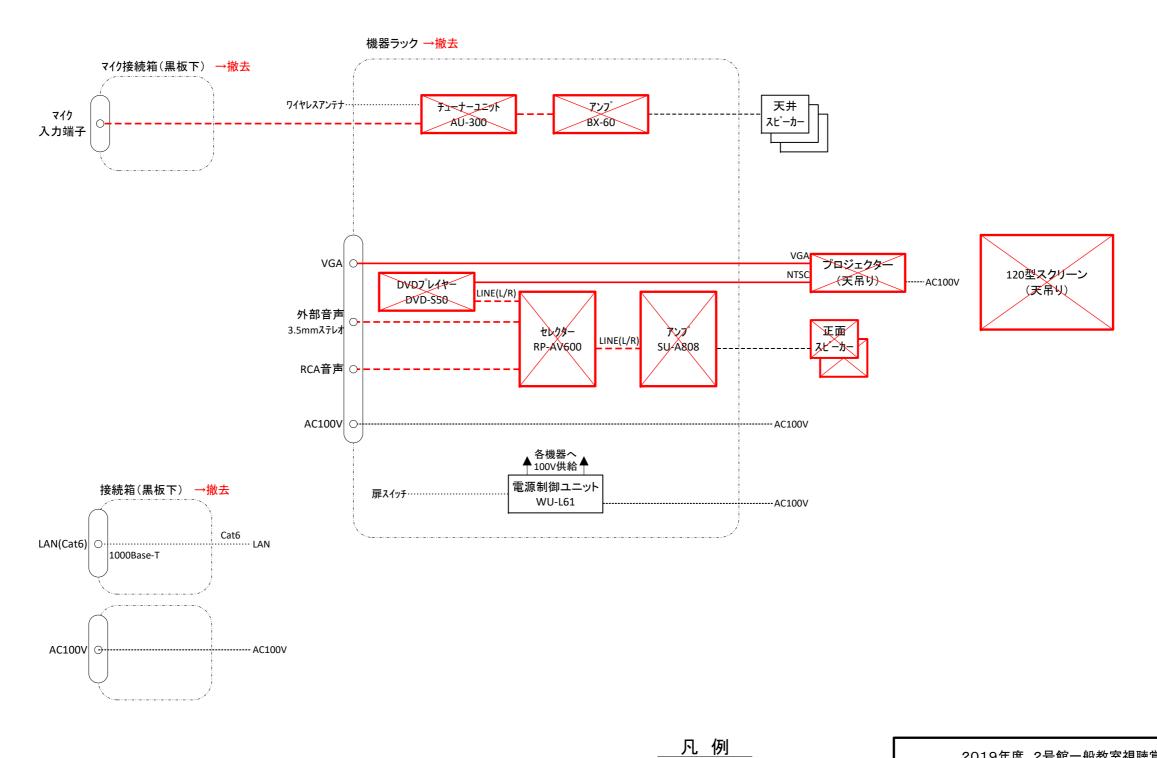



------: 電源

: 制 御

2019年度 2号館一般教室視聴覚機器更新工事			
図面の種類	226教室 システム系統撤去図		
縮尺	:	図面番号	03
設計者名	学校法人千葉学園	千葉商科大学	情報基盤センター
工事会社名			
発注者名	学校法人千葉学園	千葉商科大学	情報基盤センター

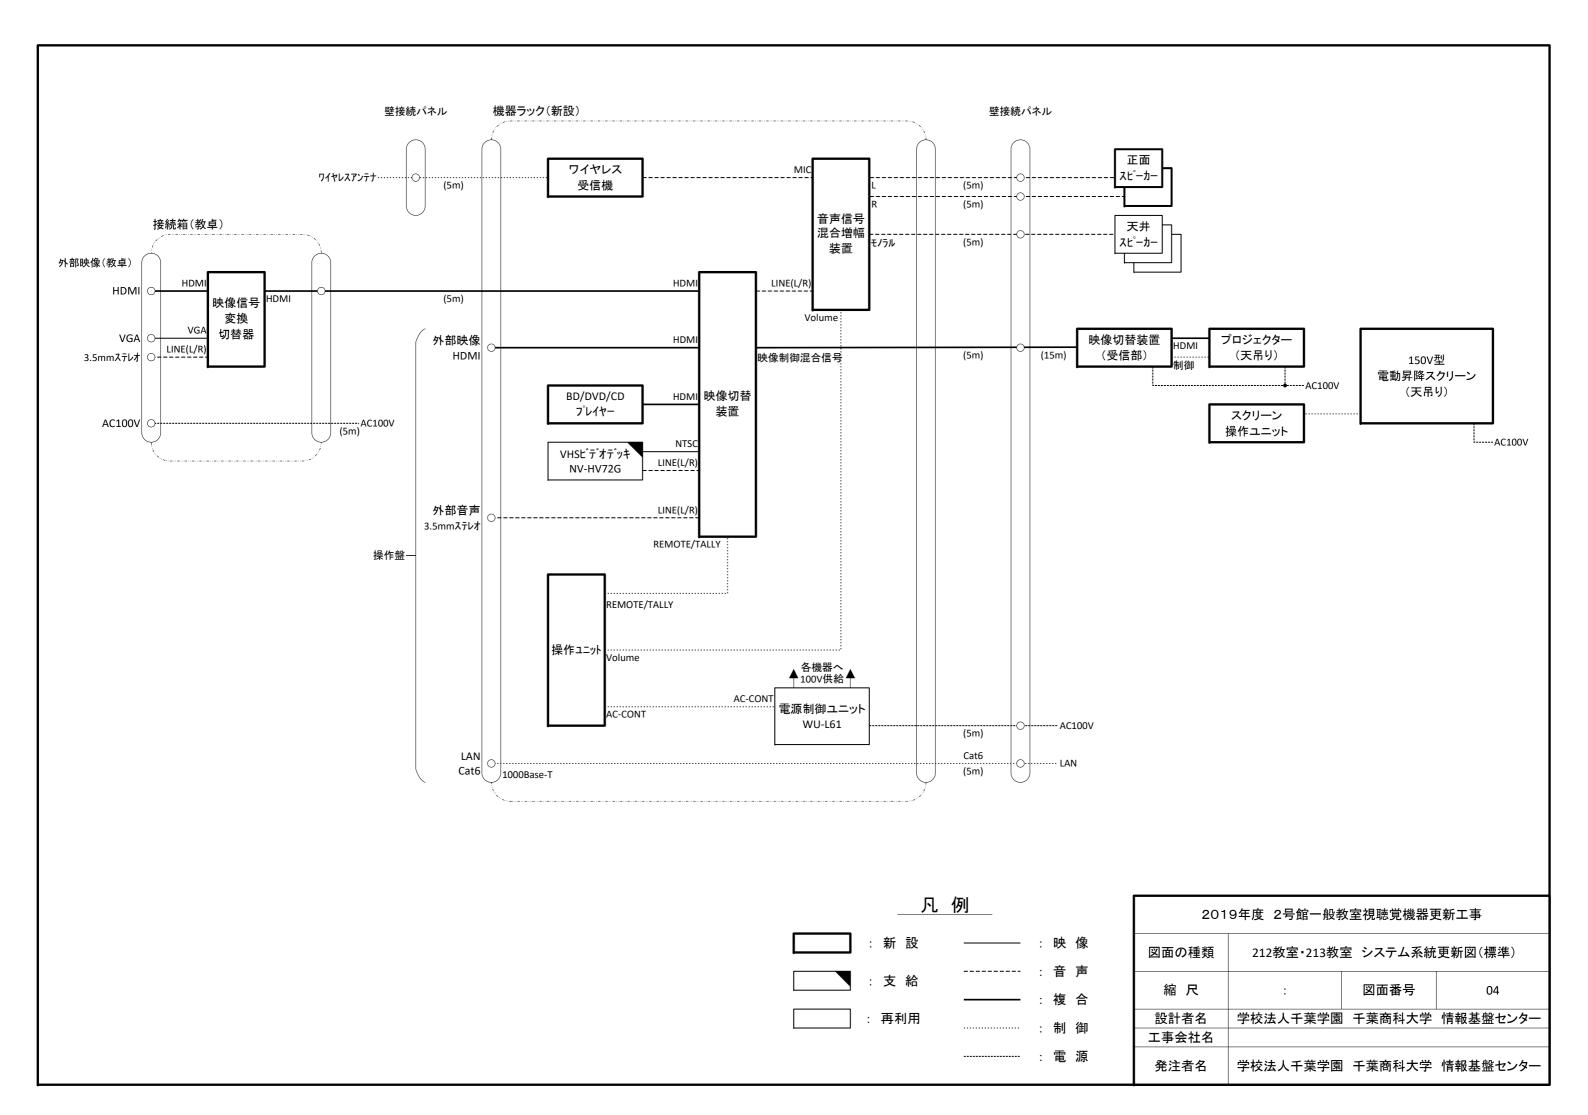

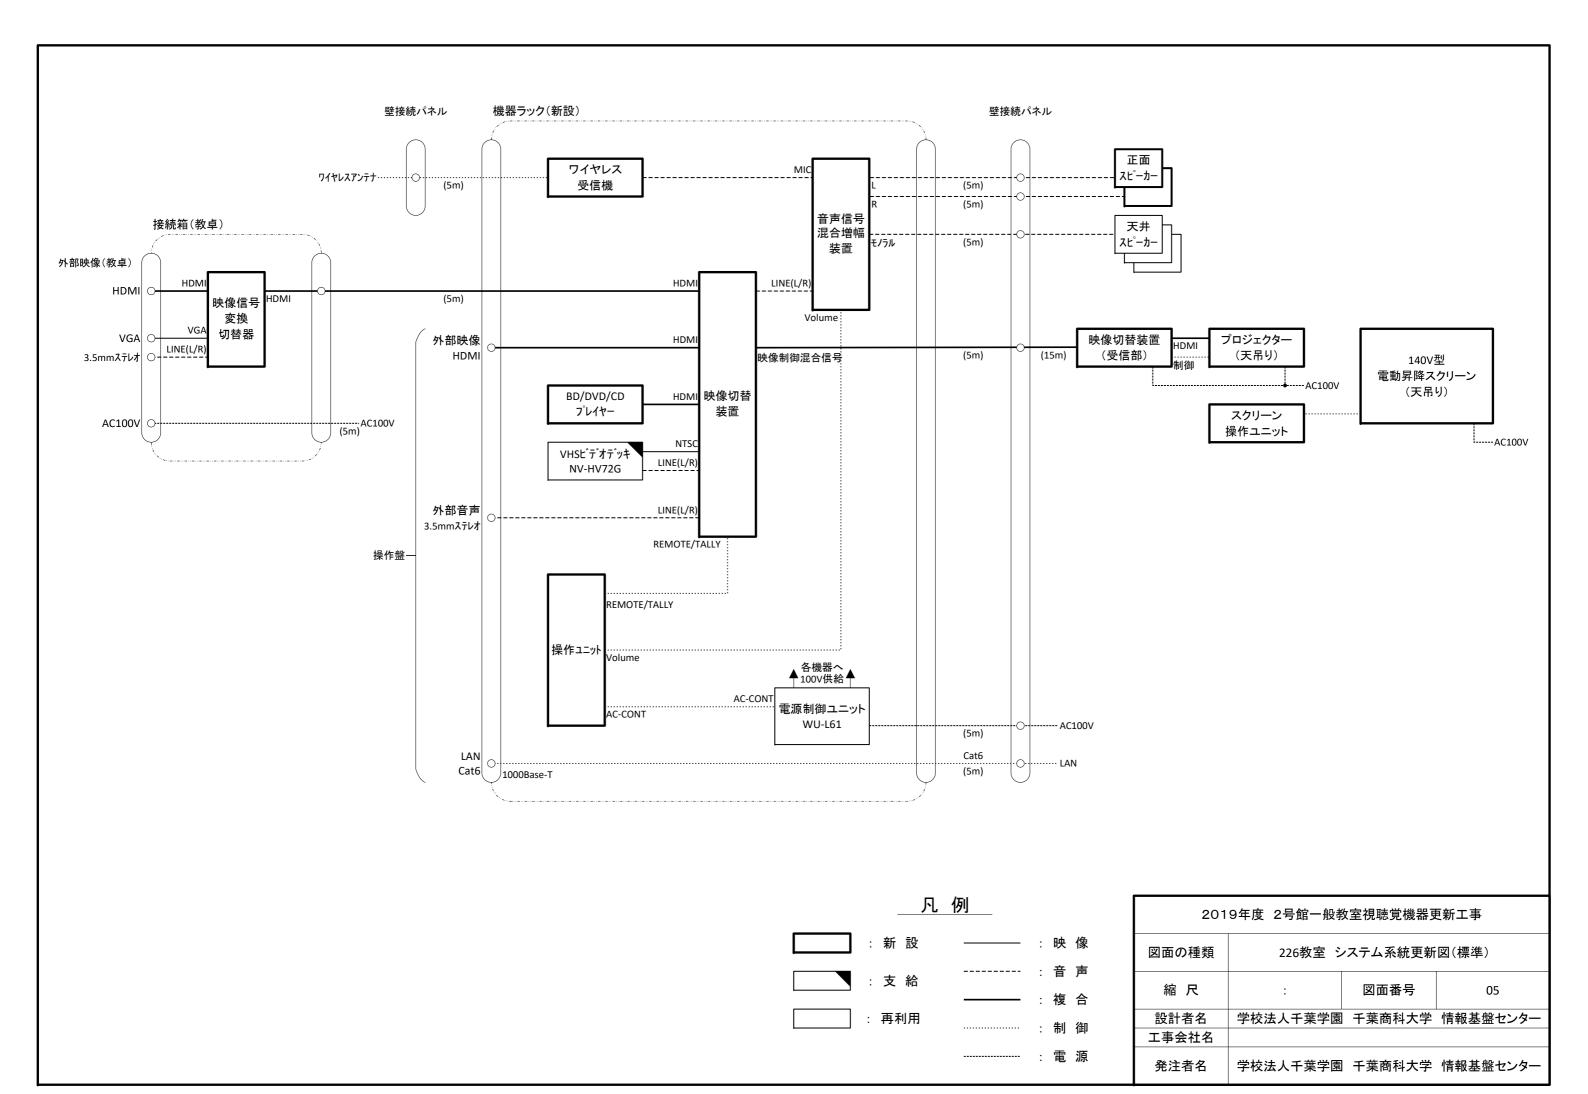

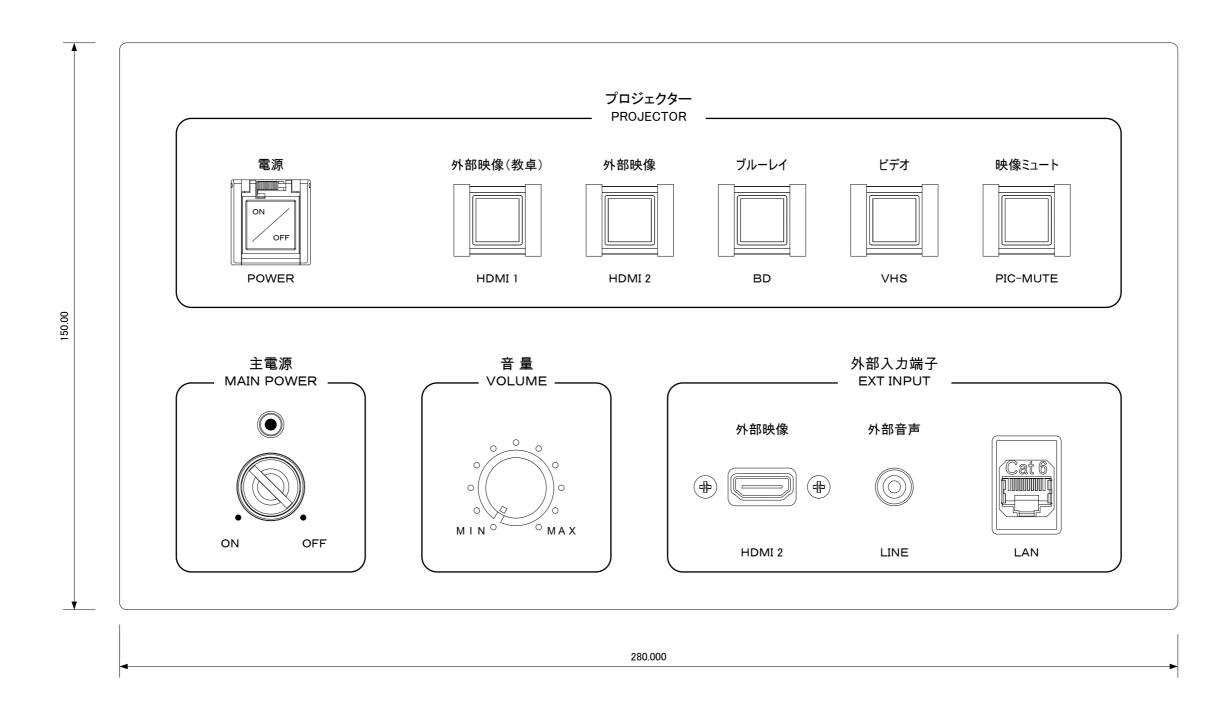

寸 法: (W) 280mm×(D) 150mm×(H) 50mm

材 質:アルミまたはステンレス (アルミが望ましい) 仕 上:金属色、ヘアライン加工 (指紋が残らないこと)

文字色:黒

主電源キー: IDEC OH

主電源キーは電源ON時に抜けない機構とする

プロジェクター電源釦には押下防止ガード(自然に閉じるもの)を設ける

機器ラックの上面に固定するものとする

2019年度 2号館一般教室視聴覚機器更新工事			
図面の種類	新設操作盤 姿図		
縮尺	1:1	図面番号	06
設計者名	学校法人千葉学園	千葉商科大学	情報基盤センター
工事会社名			
発注者名	学校法人千葉学園	十葉商科大学	情報基盤センター