

2019年度  
2号館一般教室視聴覚機器更新工事


2019年 6月

学校法人千葉学園 千葉商科大学  
情報基盤センター

# 目 面 図

※平面図等については、情報基盤センター窓口で閲覧可能です

2019年度 2号館一般教室視聴覚機器更新工事			
図面の種類	図面目録		
縮 尺	:	図面番号	01
設計者名	学校法人千葉学園 千葉商科大学 情報基盤センター		
工事会社名			
発注者名	学校法人千葉学園 千葉商科大学 情報基盤センター		

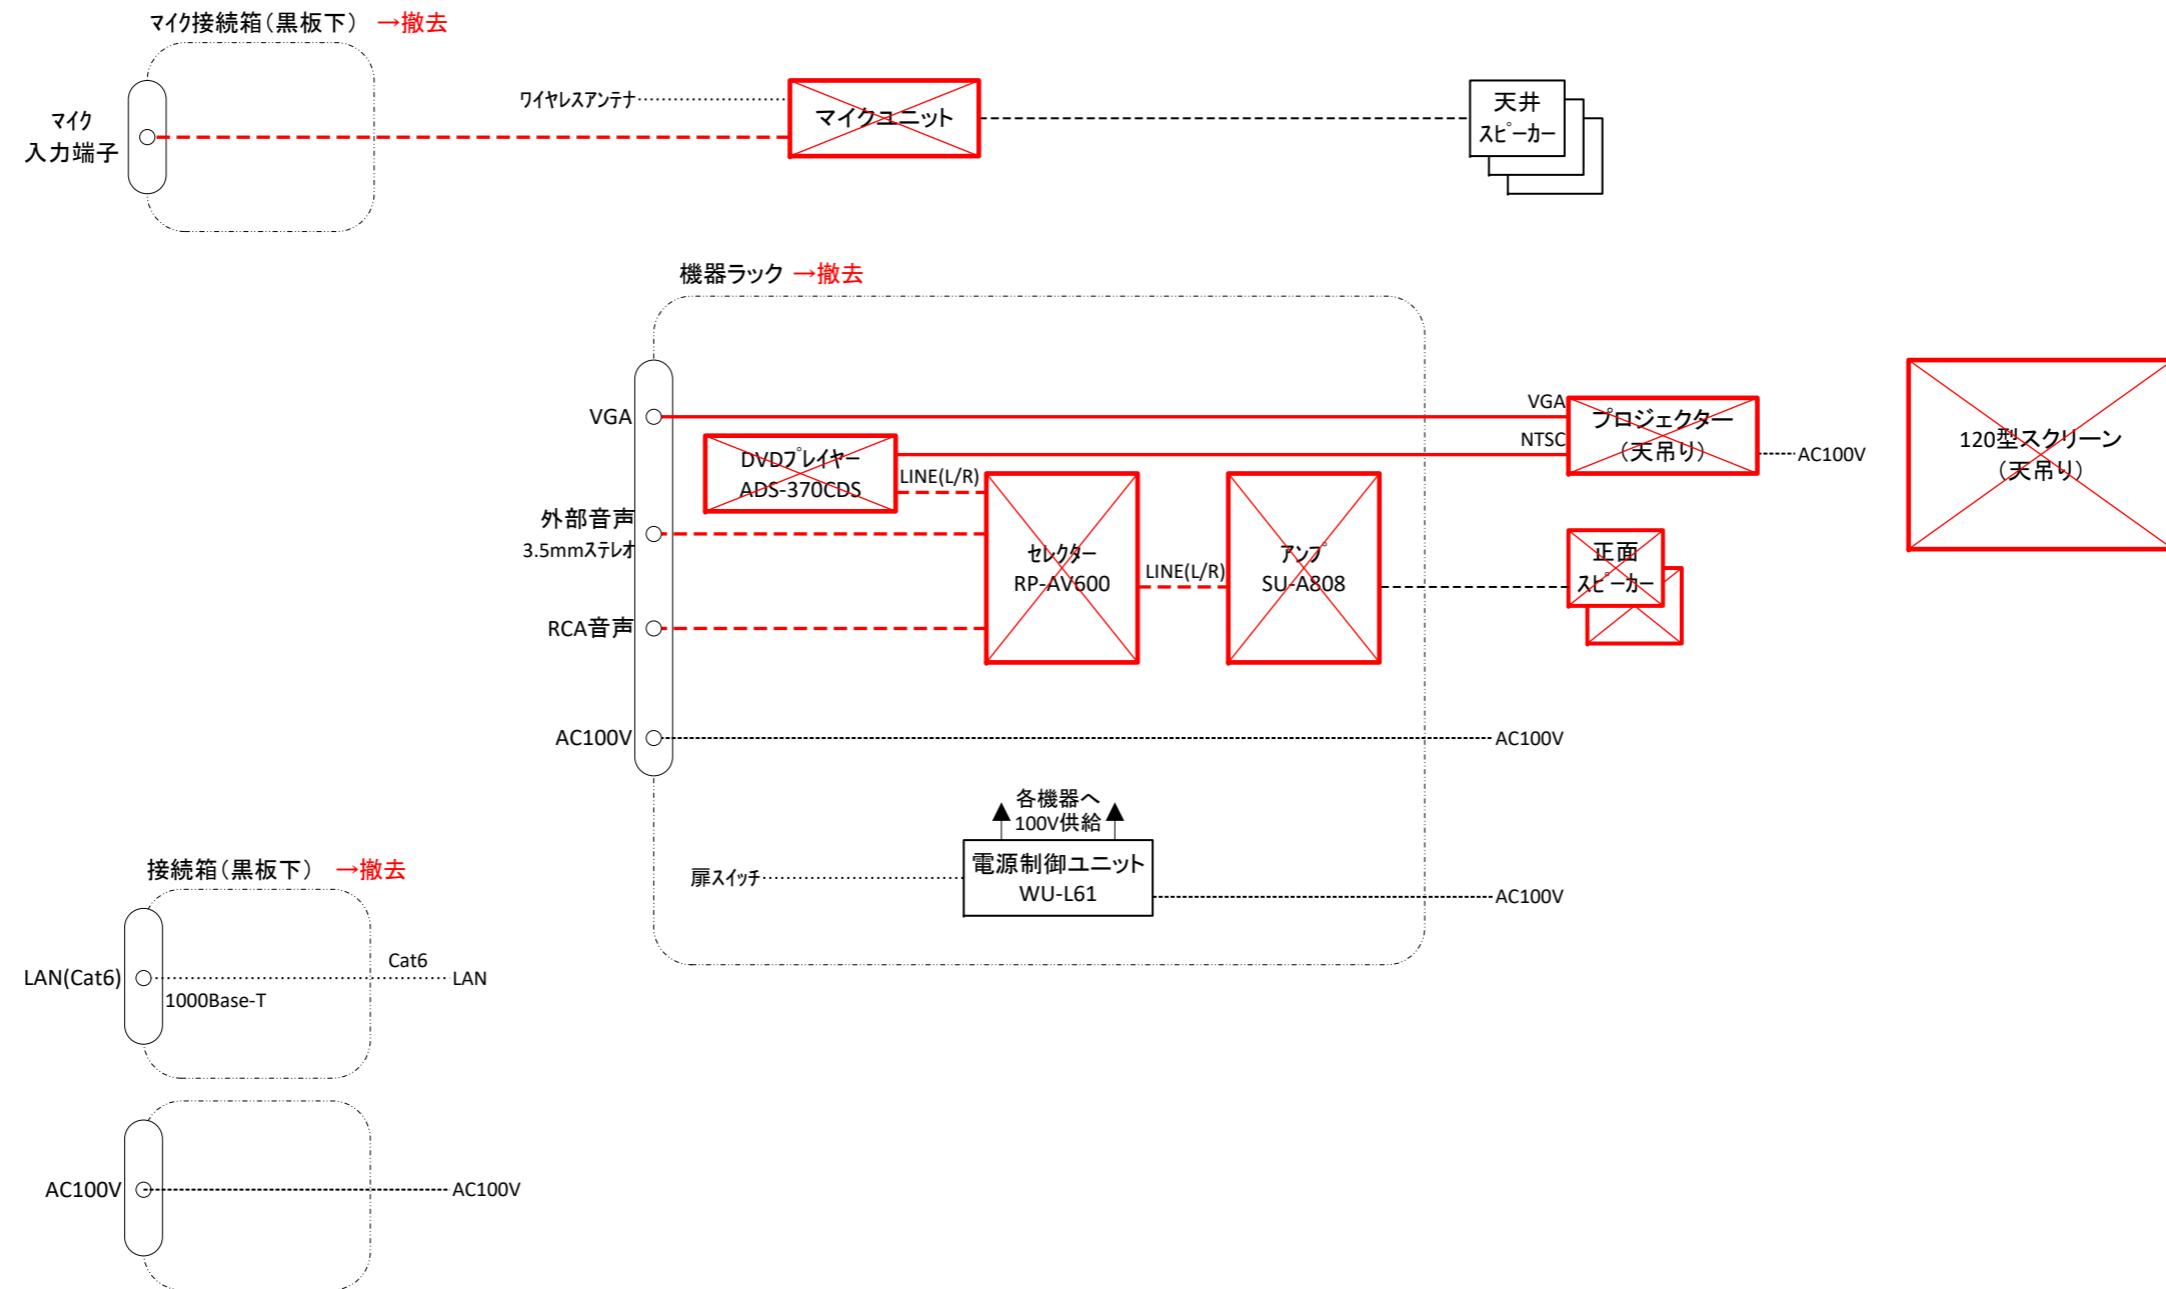


### 凡例

- |  |       |  |      |
|--|-------|--|------|
|  | : 撤去  |  | : 映像 |
|  | : 再利用 |  | : 音声 |
|  |       |  | : 制御 |
|  |       |  | : 電源 |
|  |       |  | : 撤去 |

2019年度 2号館一般教室視聴覚機器更新工事

図面の種類	212教室・213教室 システム系統撤去図		
縮 尺	:	図面番号	02
設計者名	学校法人千葉学園 千葉商科大学 情報基盤センター		
工事会社名			
発注者名	学校法人千葉学園 千葉商科大学 情報基盤センター		

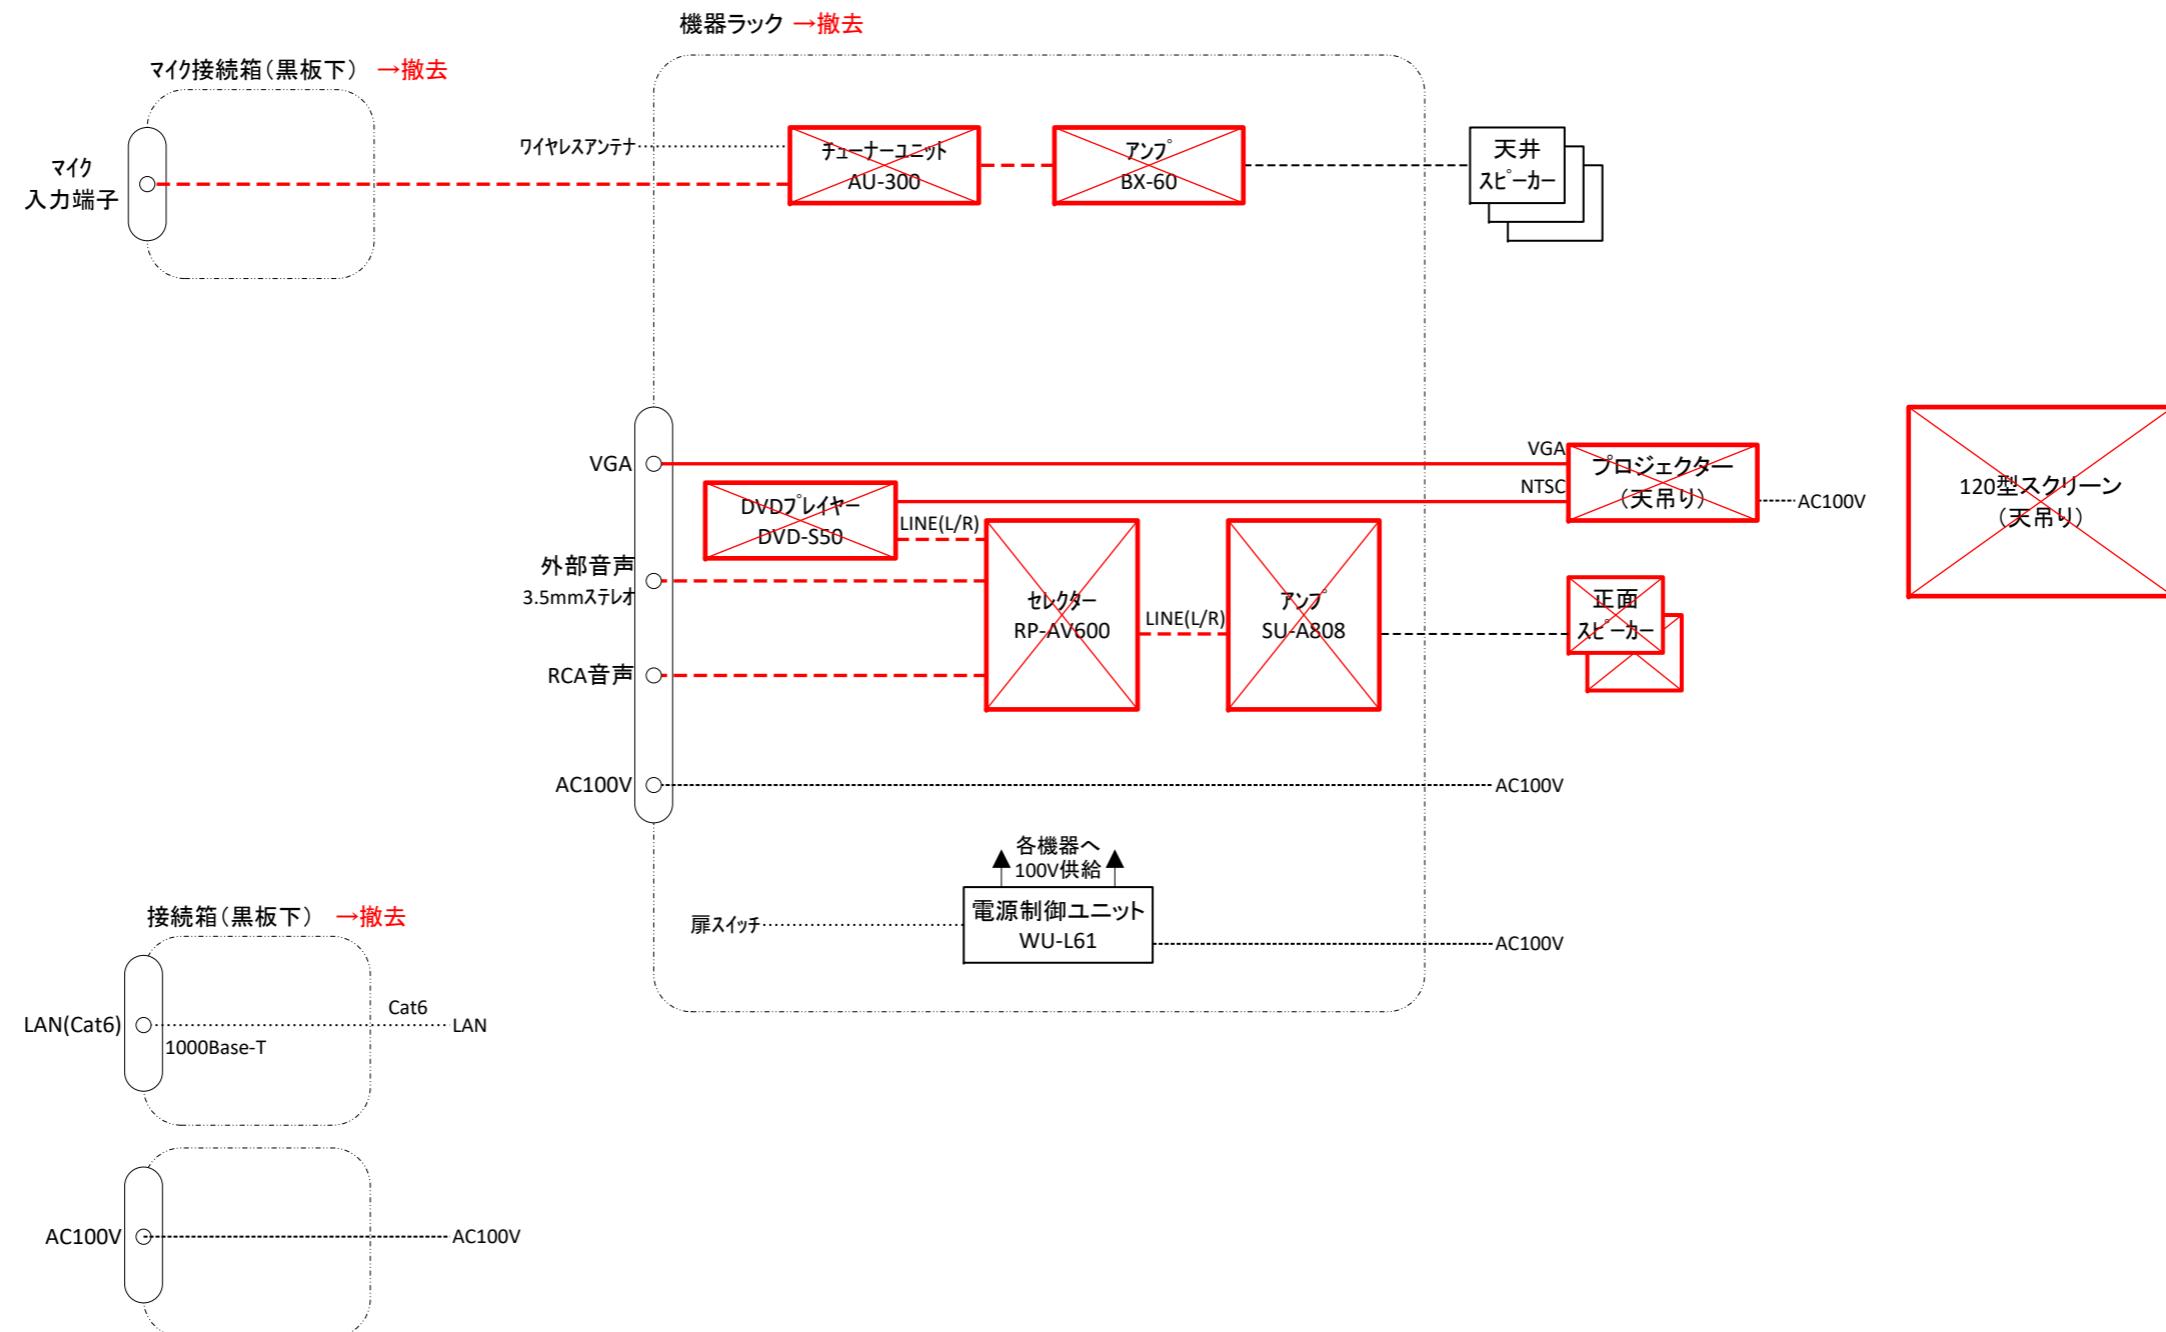



### 凡例

- |  |       |  |      |
|--|-------|--|------|
|  | : 撤去  |  | : 映像 |
|  | : 再利用 |  | : 音声 |
|  |       |  | : 制御 |
|  |       |  | : 電源 |
|  |       |  | : 撤去 |

2019年度 2号館一般教室視聴覚機器更新工事

図面の種類	226教室 システム系統撤去図		
縮 尺	:	図面番号	03
設計者名	学校法人千葉学園 千葉商科大学 情報基盤センター		
工事会社名			
発注者名	学校法人千葉学園 千葉商科大学 情報基盤センター		

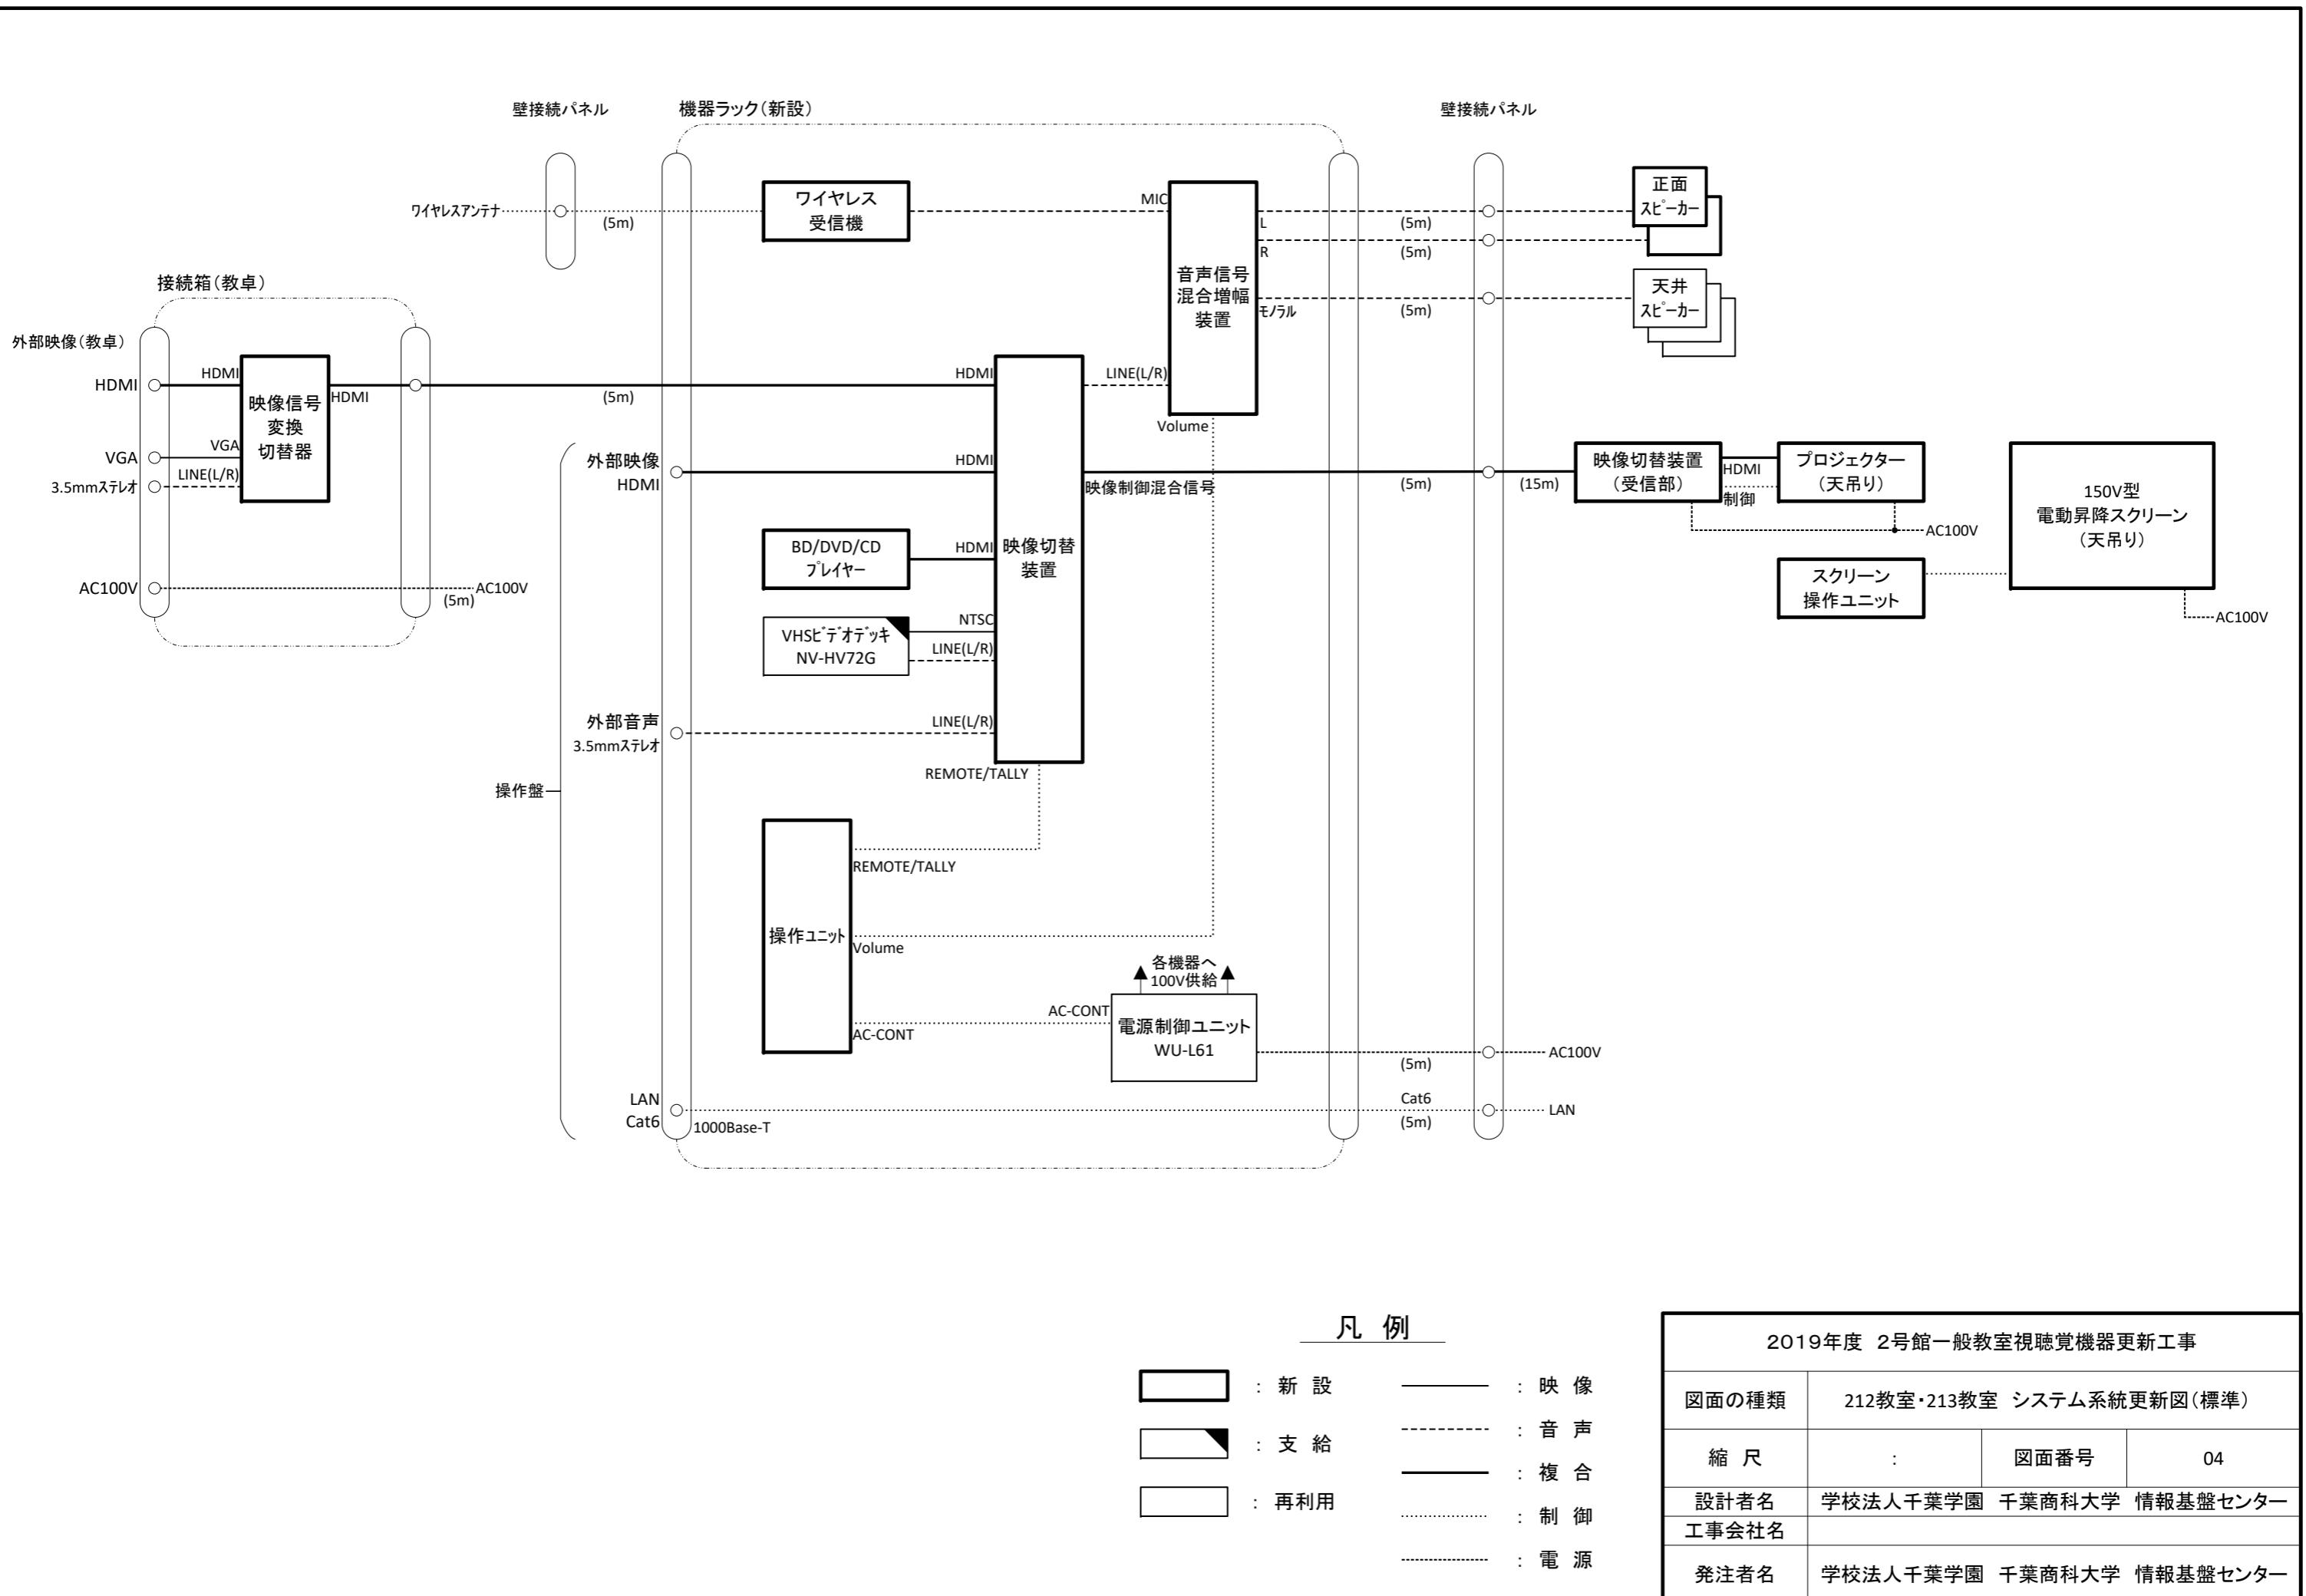

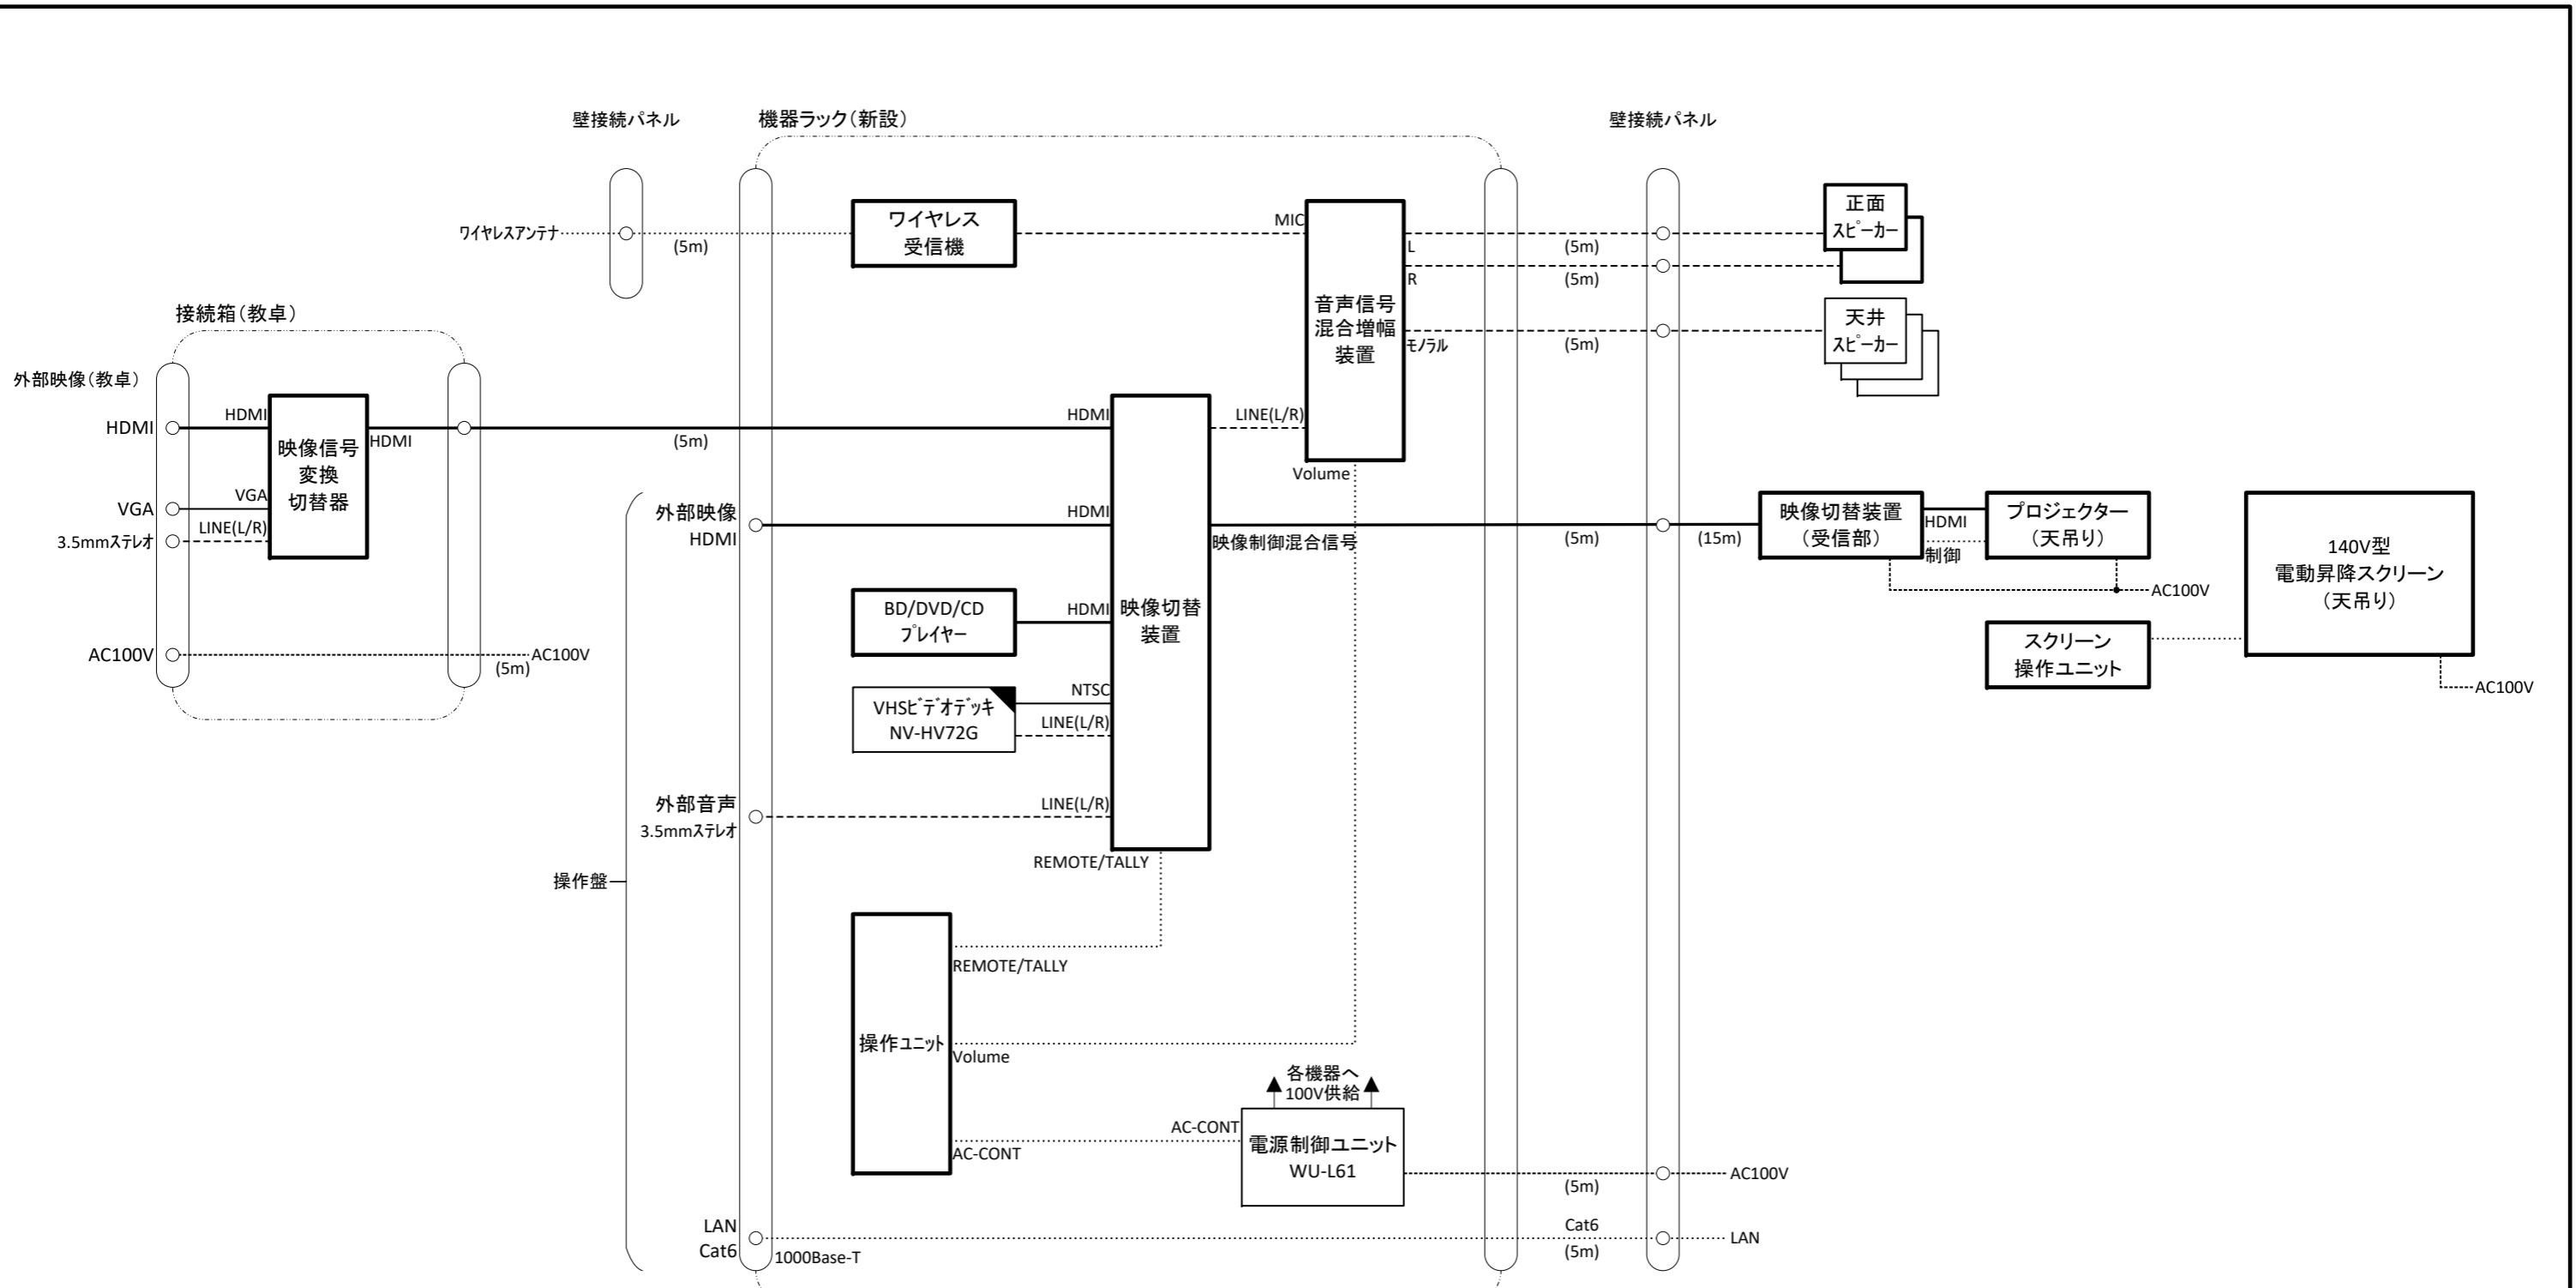


### 凡例

- : 新 設
- : 映 像
- : 音 声
- : 複 合
- : 制 御
- : 電 源

2019年度 2号館一般教室視聴覚機器更新工事

図面の種類	226教室 システム系統更新図(標準)		
縮 尺	:	図面番号	05
設計者名	学校法人千葉学園 千葉商科大学 情報基盤センター		
工事会社名			
発注者名	学校法人千葉学園 千葉商科大学 情報基盤センター		

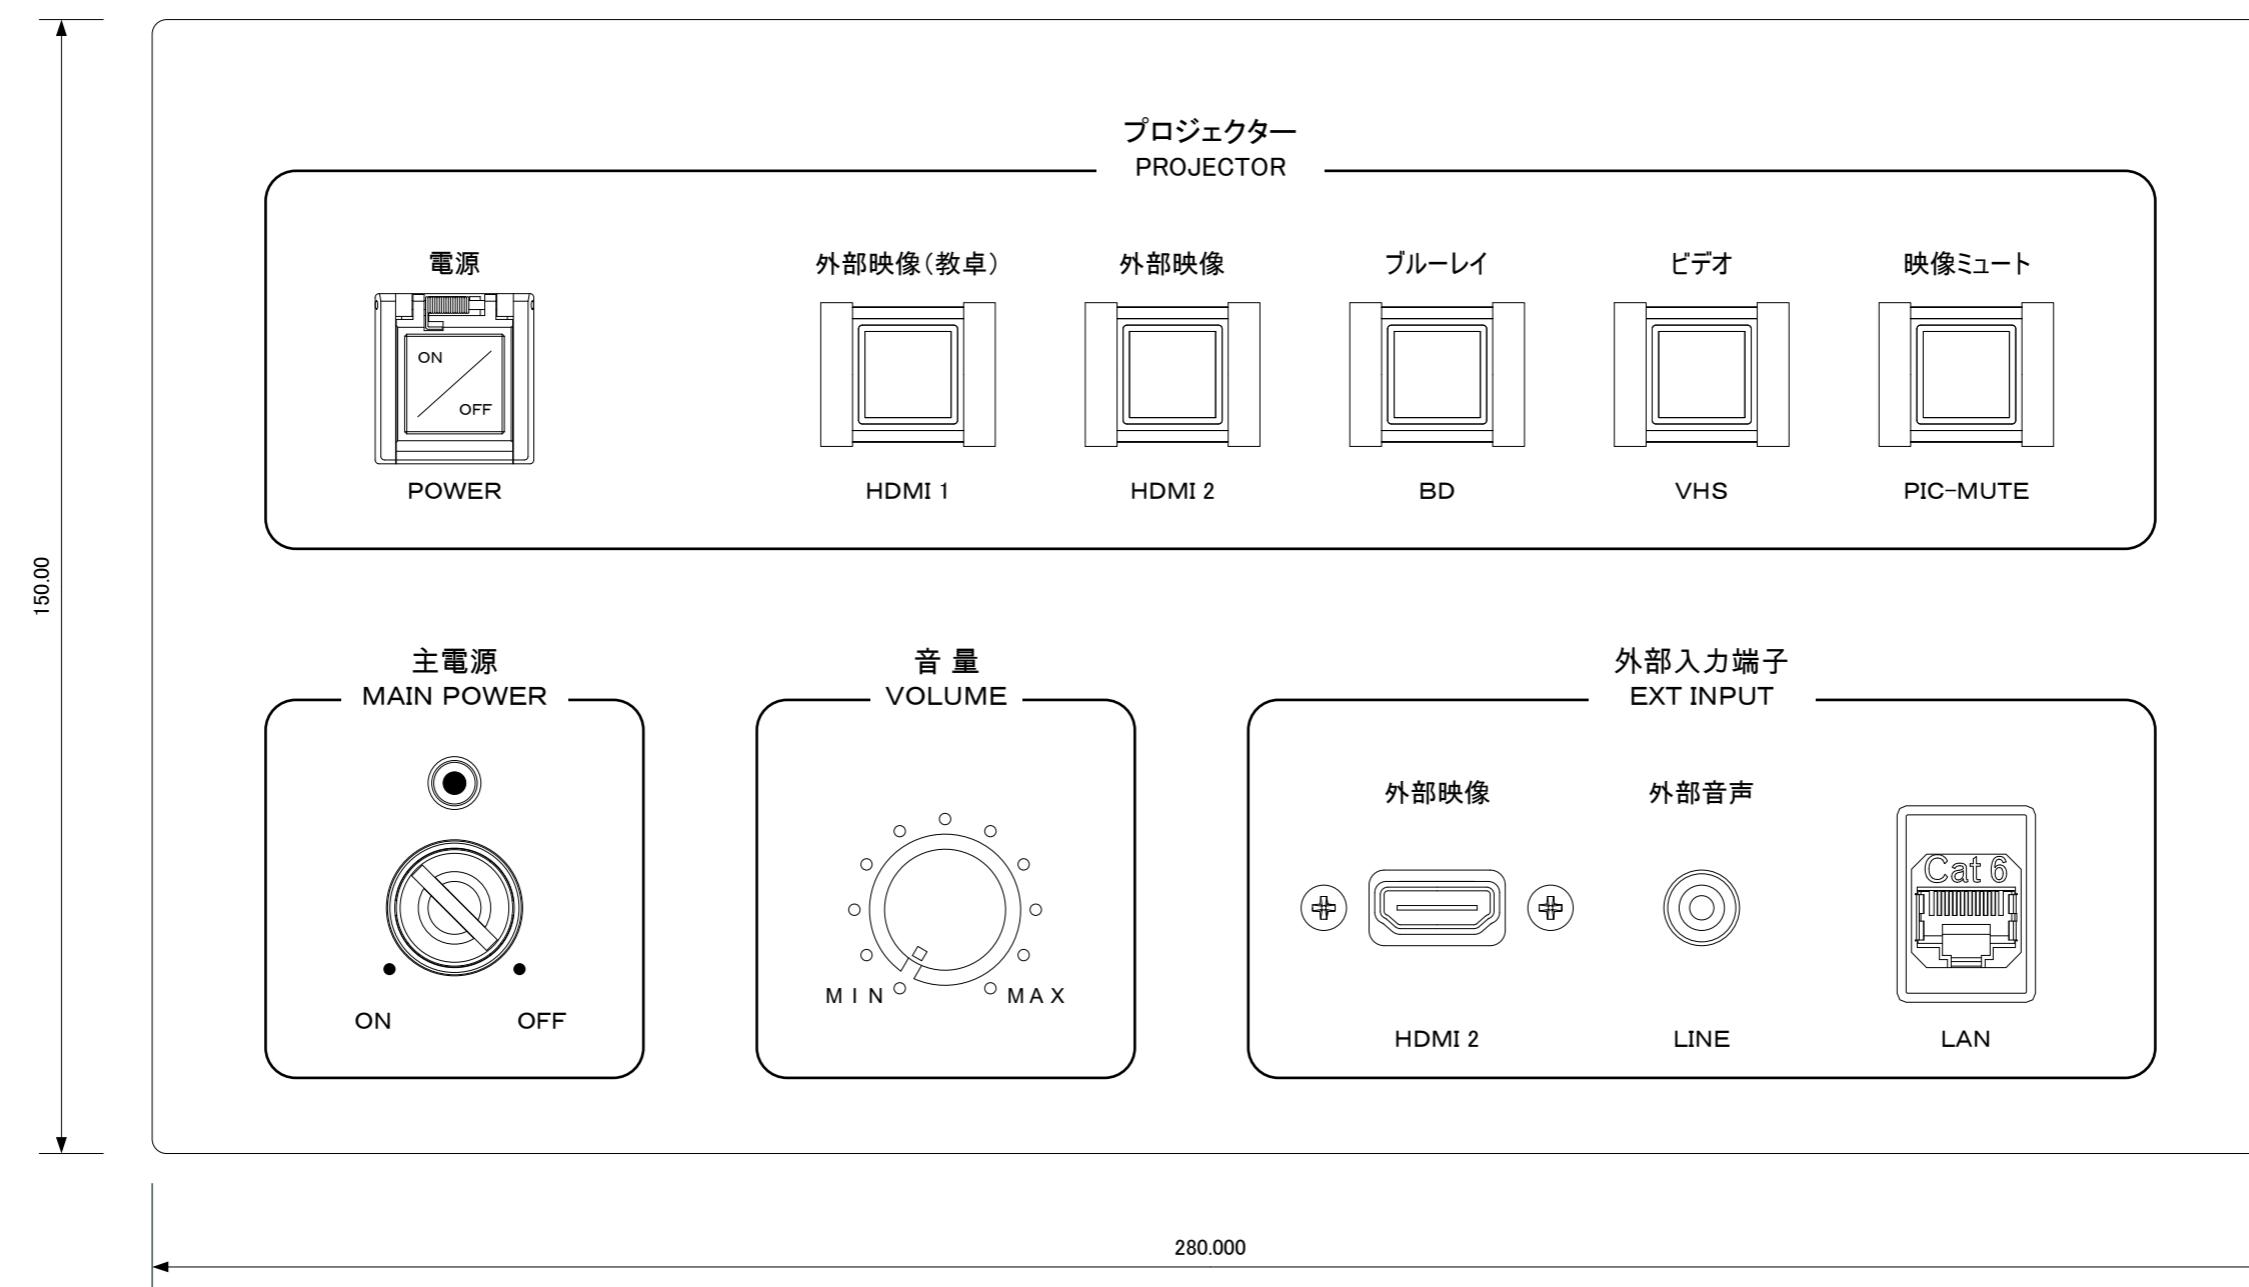

寸法 : (W) 280mm × (D) 150mm × (H) 50mm  
 材質 : アルミまたはステンレス (アルミが望ましい)  
 仕上 : 金属色、ヘアライン加工 (指紋が残らないこと)  
 文字色 : 黒

主電源キー : ●●●  
 主電源キーは電源ON時に抜けない機構とする

プロジェクター電源釦には押下防止ガード (自然に閉じるもの) を設ける  
 機器ラックの上面に固定するものとする

#### 2019年度 2号館一般教室視聴覚機器更新工事

図面の種類	新設操作盤 姿図		
縮尺	1:1	図面番号	06
設計者名	学校法人千葉学園 千葉商科大学 情報基盤センター		
工事会社名			
発注者名	学校法人千葉学園 千葉商科大学 情報基盤センター		