

平成30年度
4号館一般教室視聴覚機器更新工事



平成30年 12月

学校法人千葉学園 千葉商科大学
情報基盤センター

四面目録

※平面図等については、情報基盤センター窓口で閲覧可能です

平成30年度 4号館一般教室視聴覚機器更新工事			
図面の種類	図面目録		
縮 尺	:	図面番号	01
設計者名	学校法人千葉学園 千葉商科大学 情報基盤センター		
工事会社名			
発注者名	学校法人千葉学園 千葉商科大学 情報基盤センター		

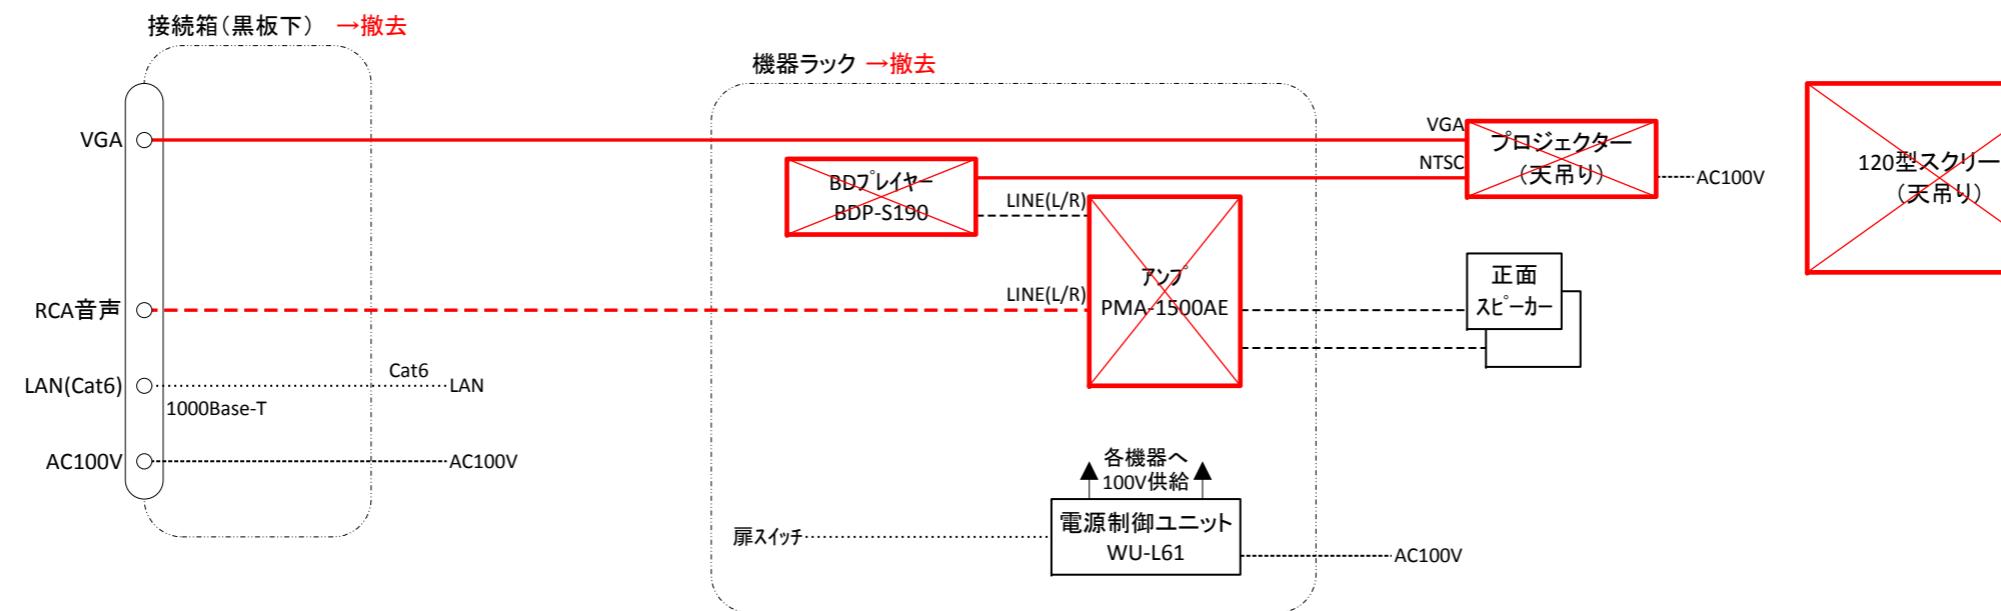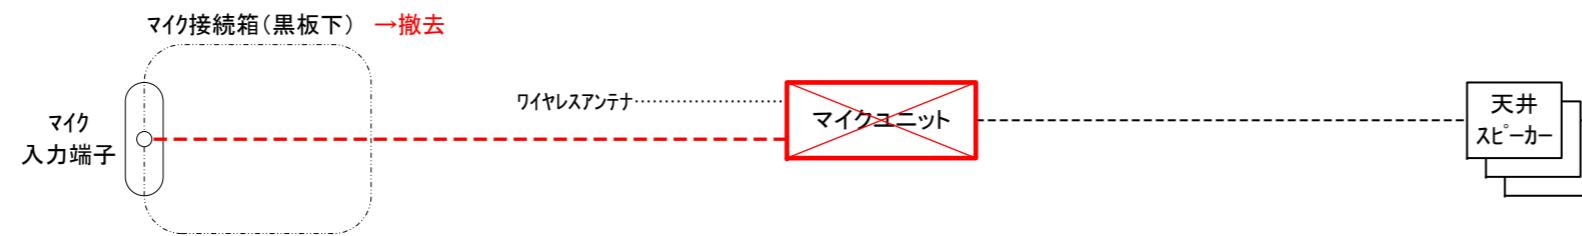


凡例

- | | | | |
|--|-------|--|------|
| | : 撤去 | | : 映像 |
| | : 再利用 | | : 音声 |
| | | | : 制御 |
| | | | : 電源 |
| | : 撤去 | | |

平成30年度 4号館一般教室視聴覚機器更新工事

図面の種類	425教室 システム系統撤去図		
縮 尺	:	図面番号	02
設計者名	学校法人千葉学園 千葉商科大学 情報基盤センター		
工事会社名			
発注者名	学校法人千葉学園 千葉商科大学 情報基盤センター		

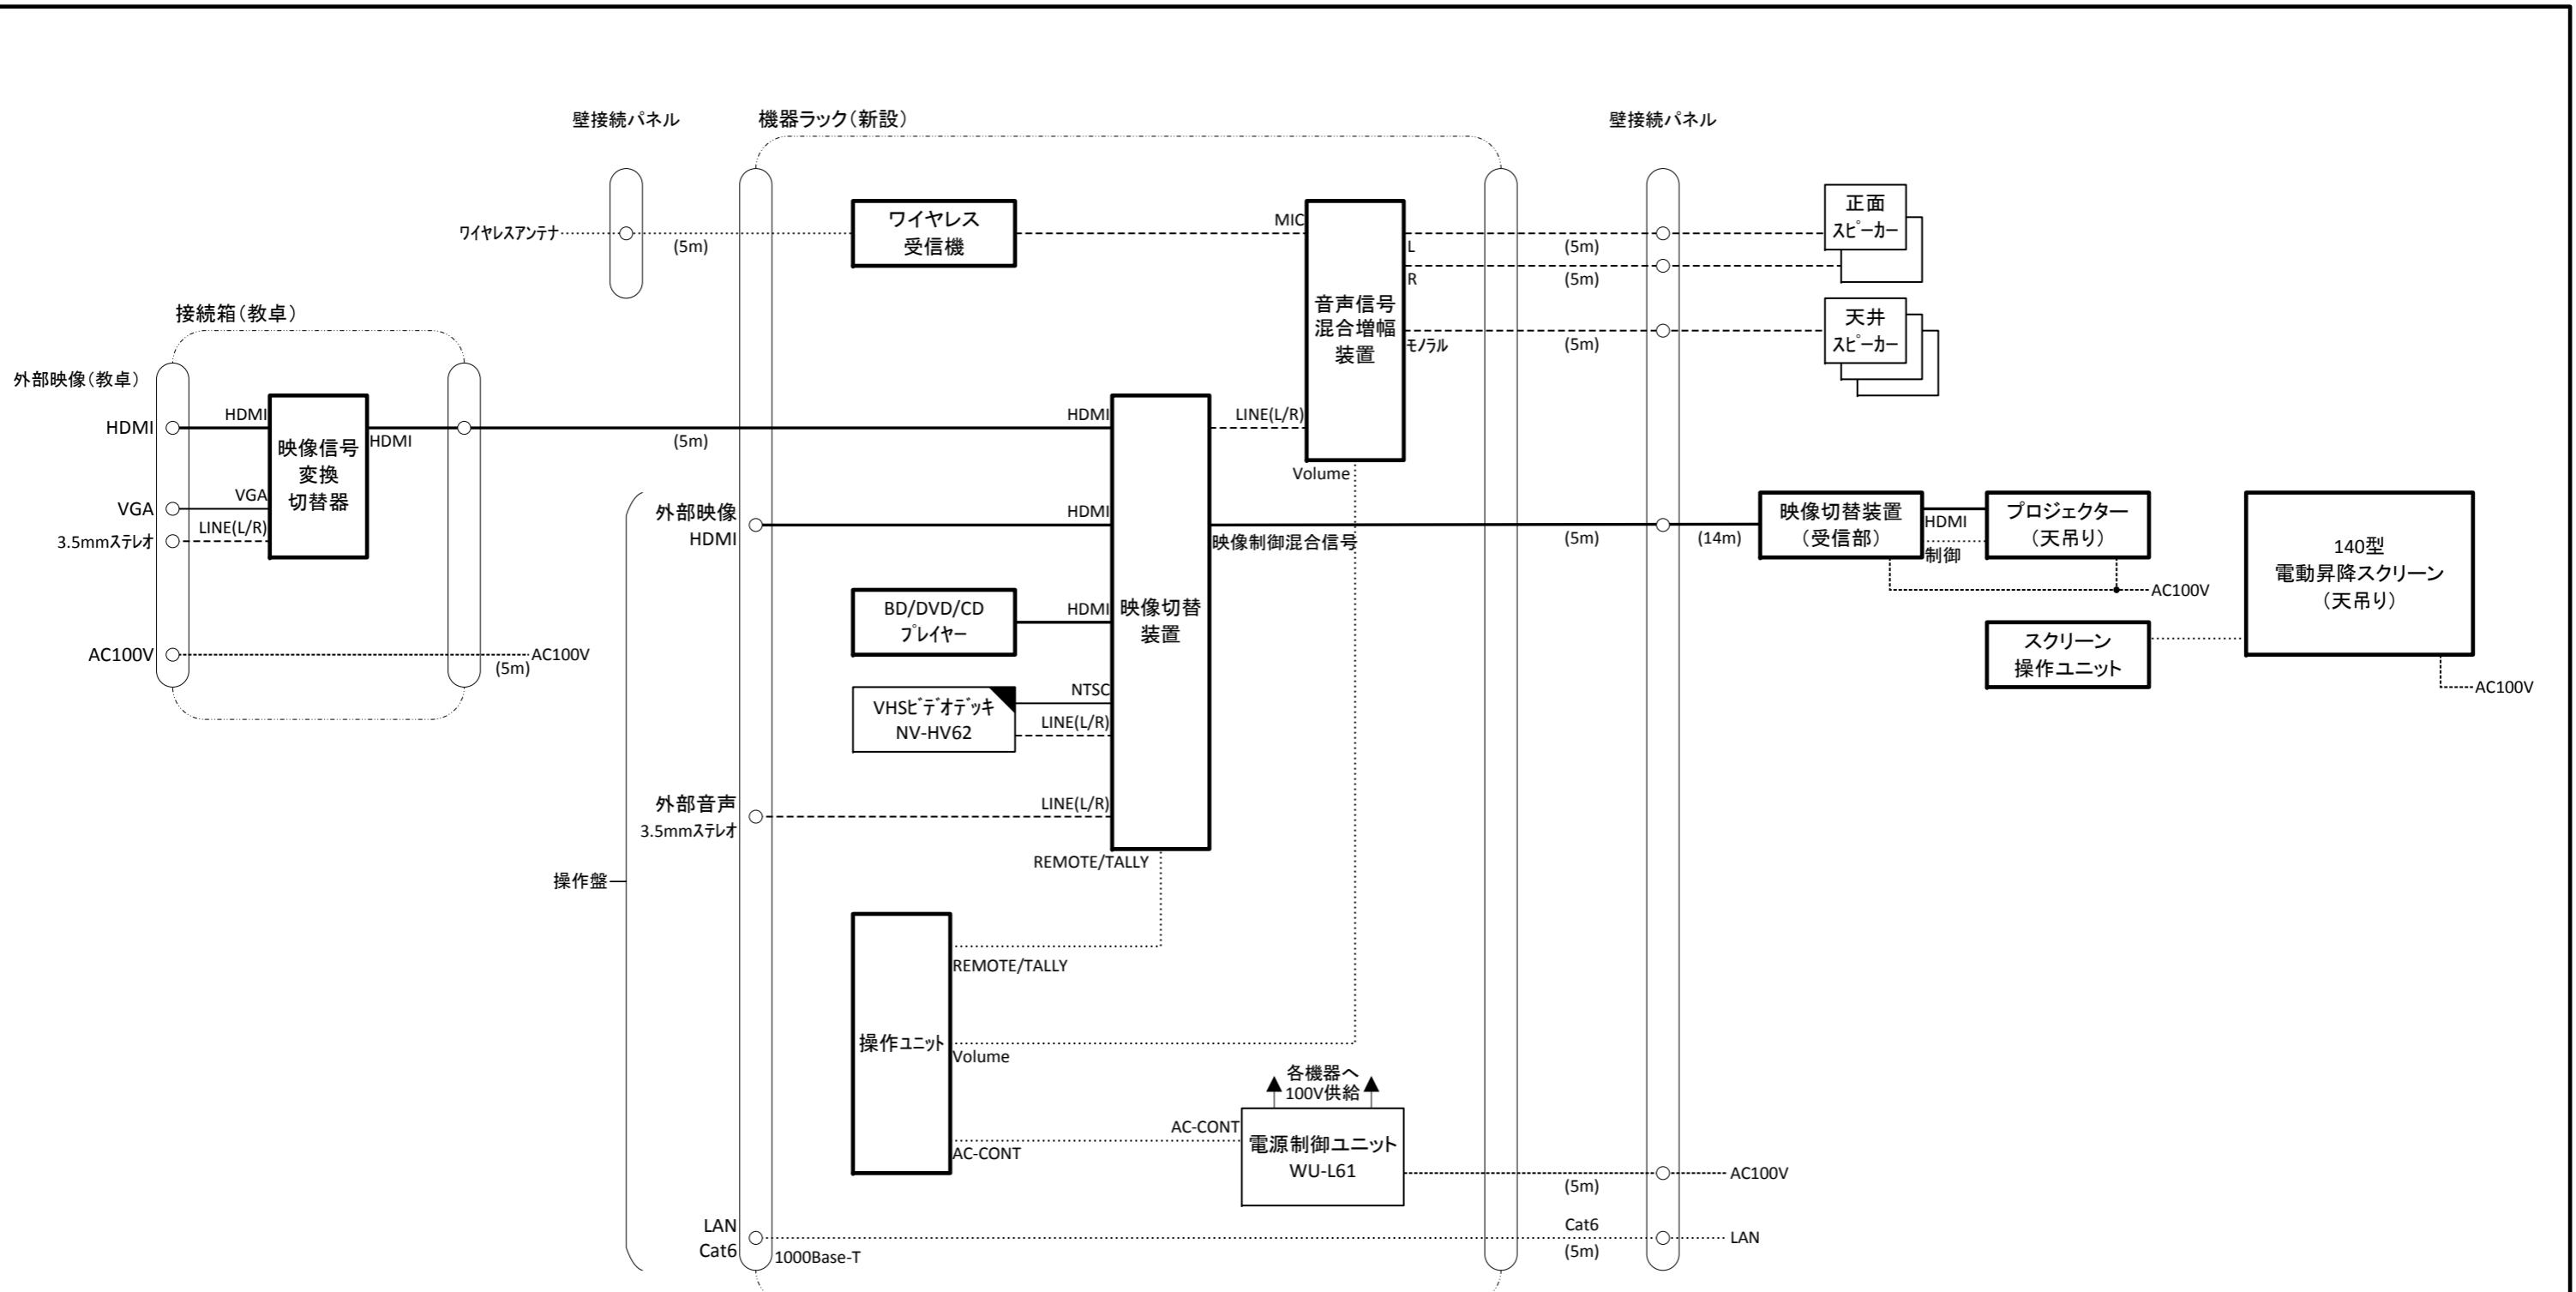


凡例

- : 新設
- : 映像
- : 支給
- : 音声
- : 複合
- : 再利用
- : 制御
- : 電源


平成30年度 4号館一般教室視聴覚機器更新工事

図面の種類	425教室 システム系統更新図 (標準)		
縮尺	:	図面番号	03
設計者名	学校法人千葉学園 千葉商科大学 情報基盤センター		
工事会社名			
発注者名	学校法人千葉学園 千葉商科大学 情報基盤センター		

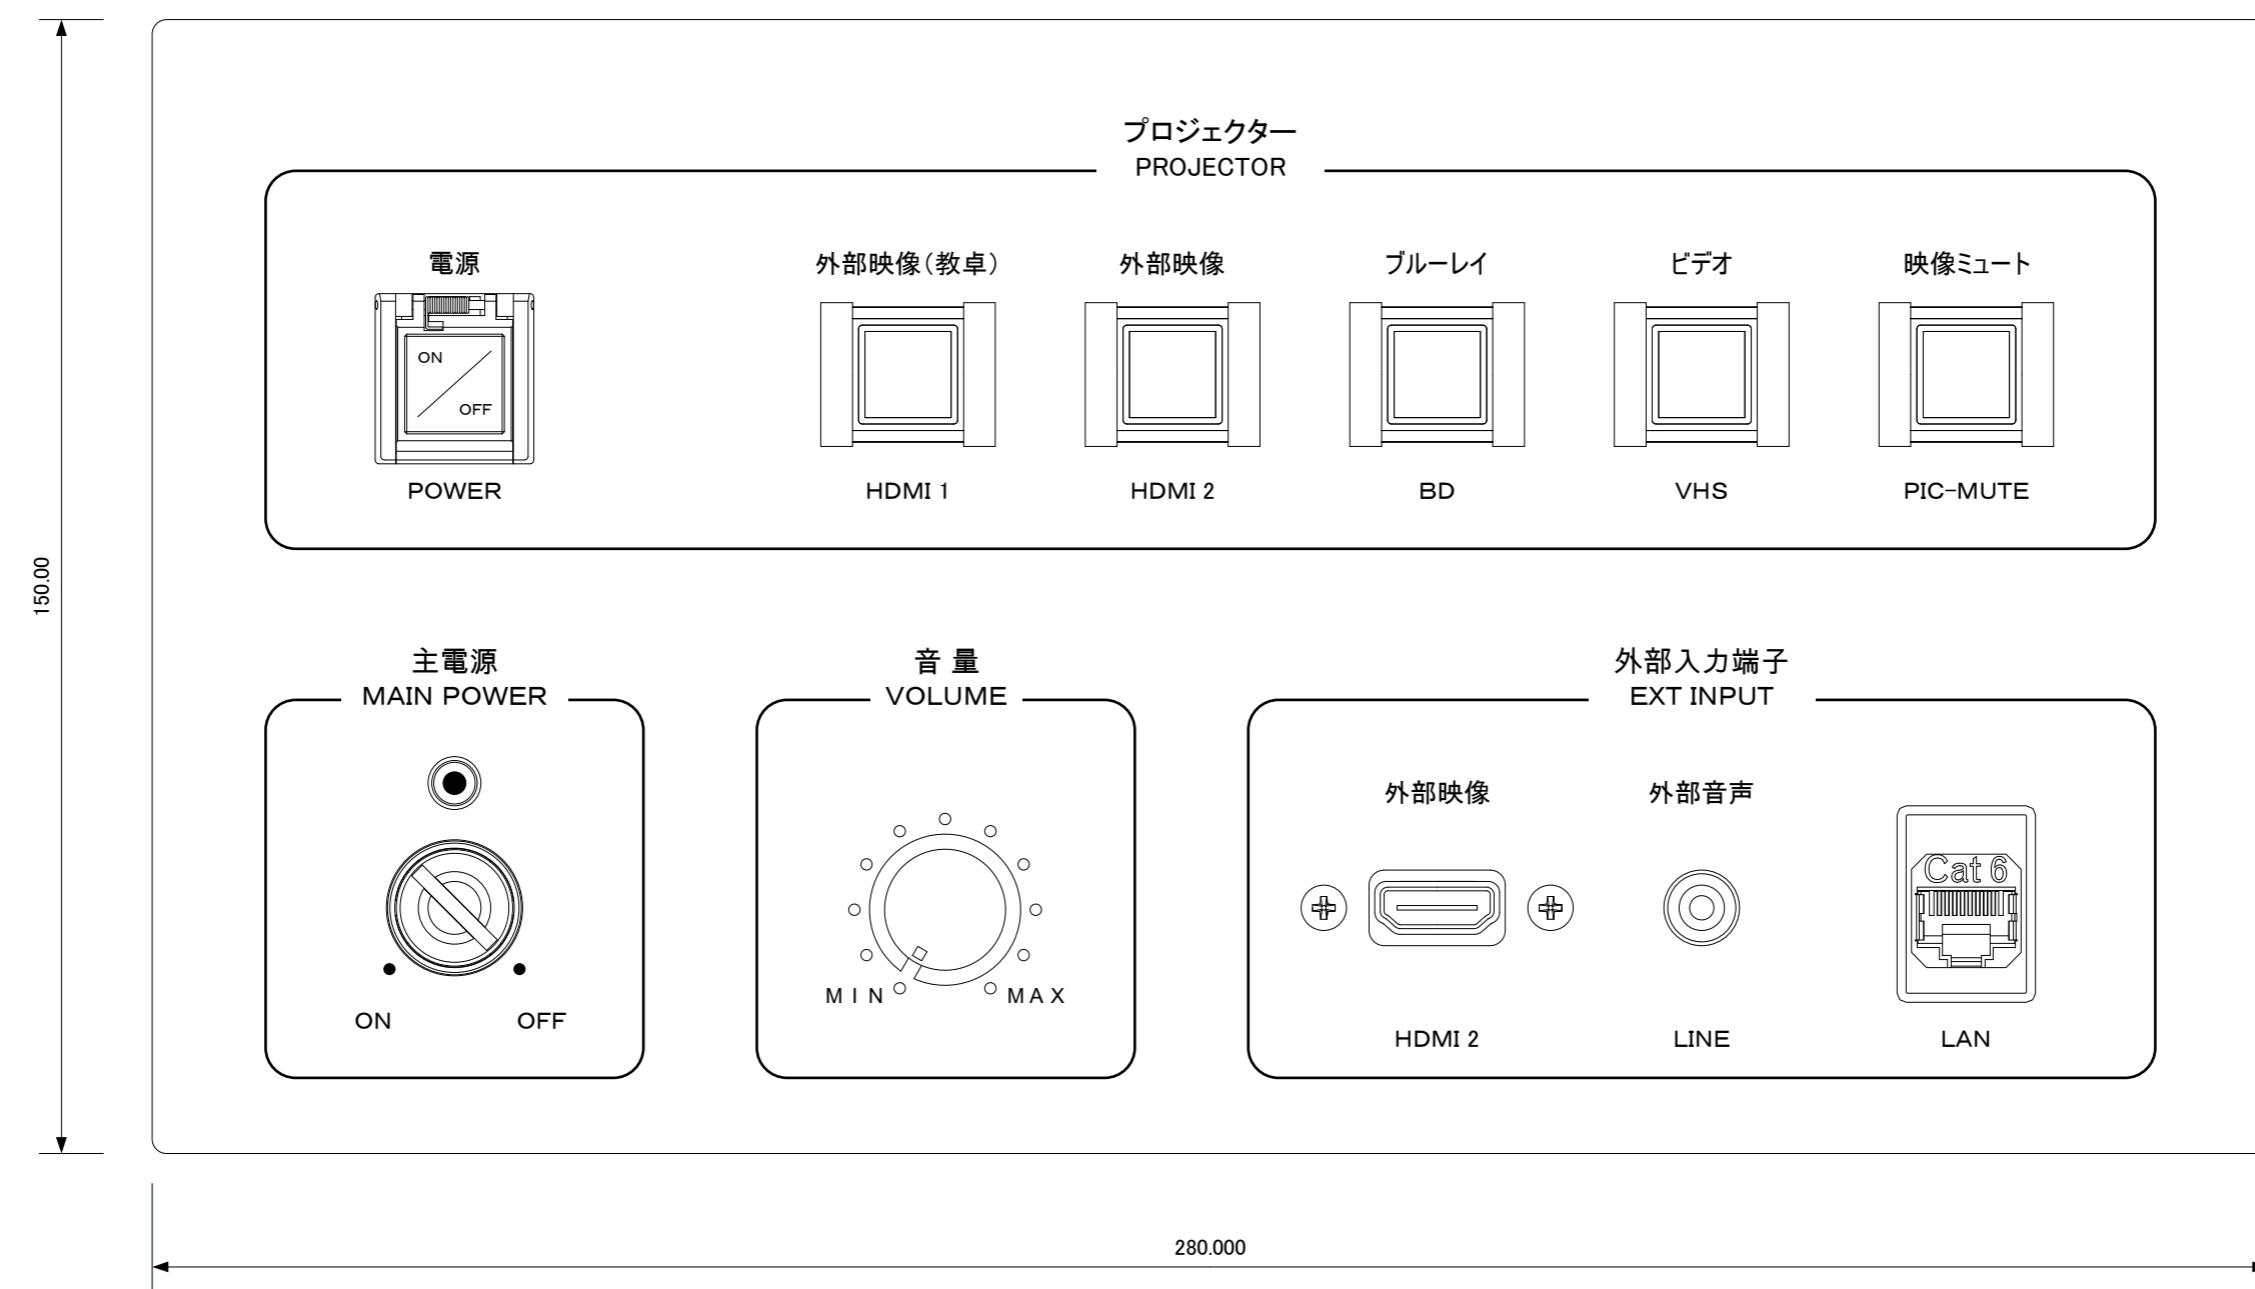

平成30年度 4号館一般教室視聴覚機器更新工事

図面の種類	425教室 新設操作盤 姿図		
縮尺	1:1	図面番号	04
設計者名	学校法人千葉学園 千葉商科大学 情報基盤センター		
工事会社名			
発注者名	学校法人千葉学園 千葉商科大学 情報基盤センター		

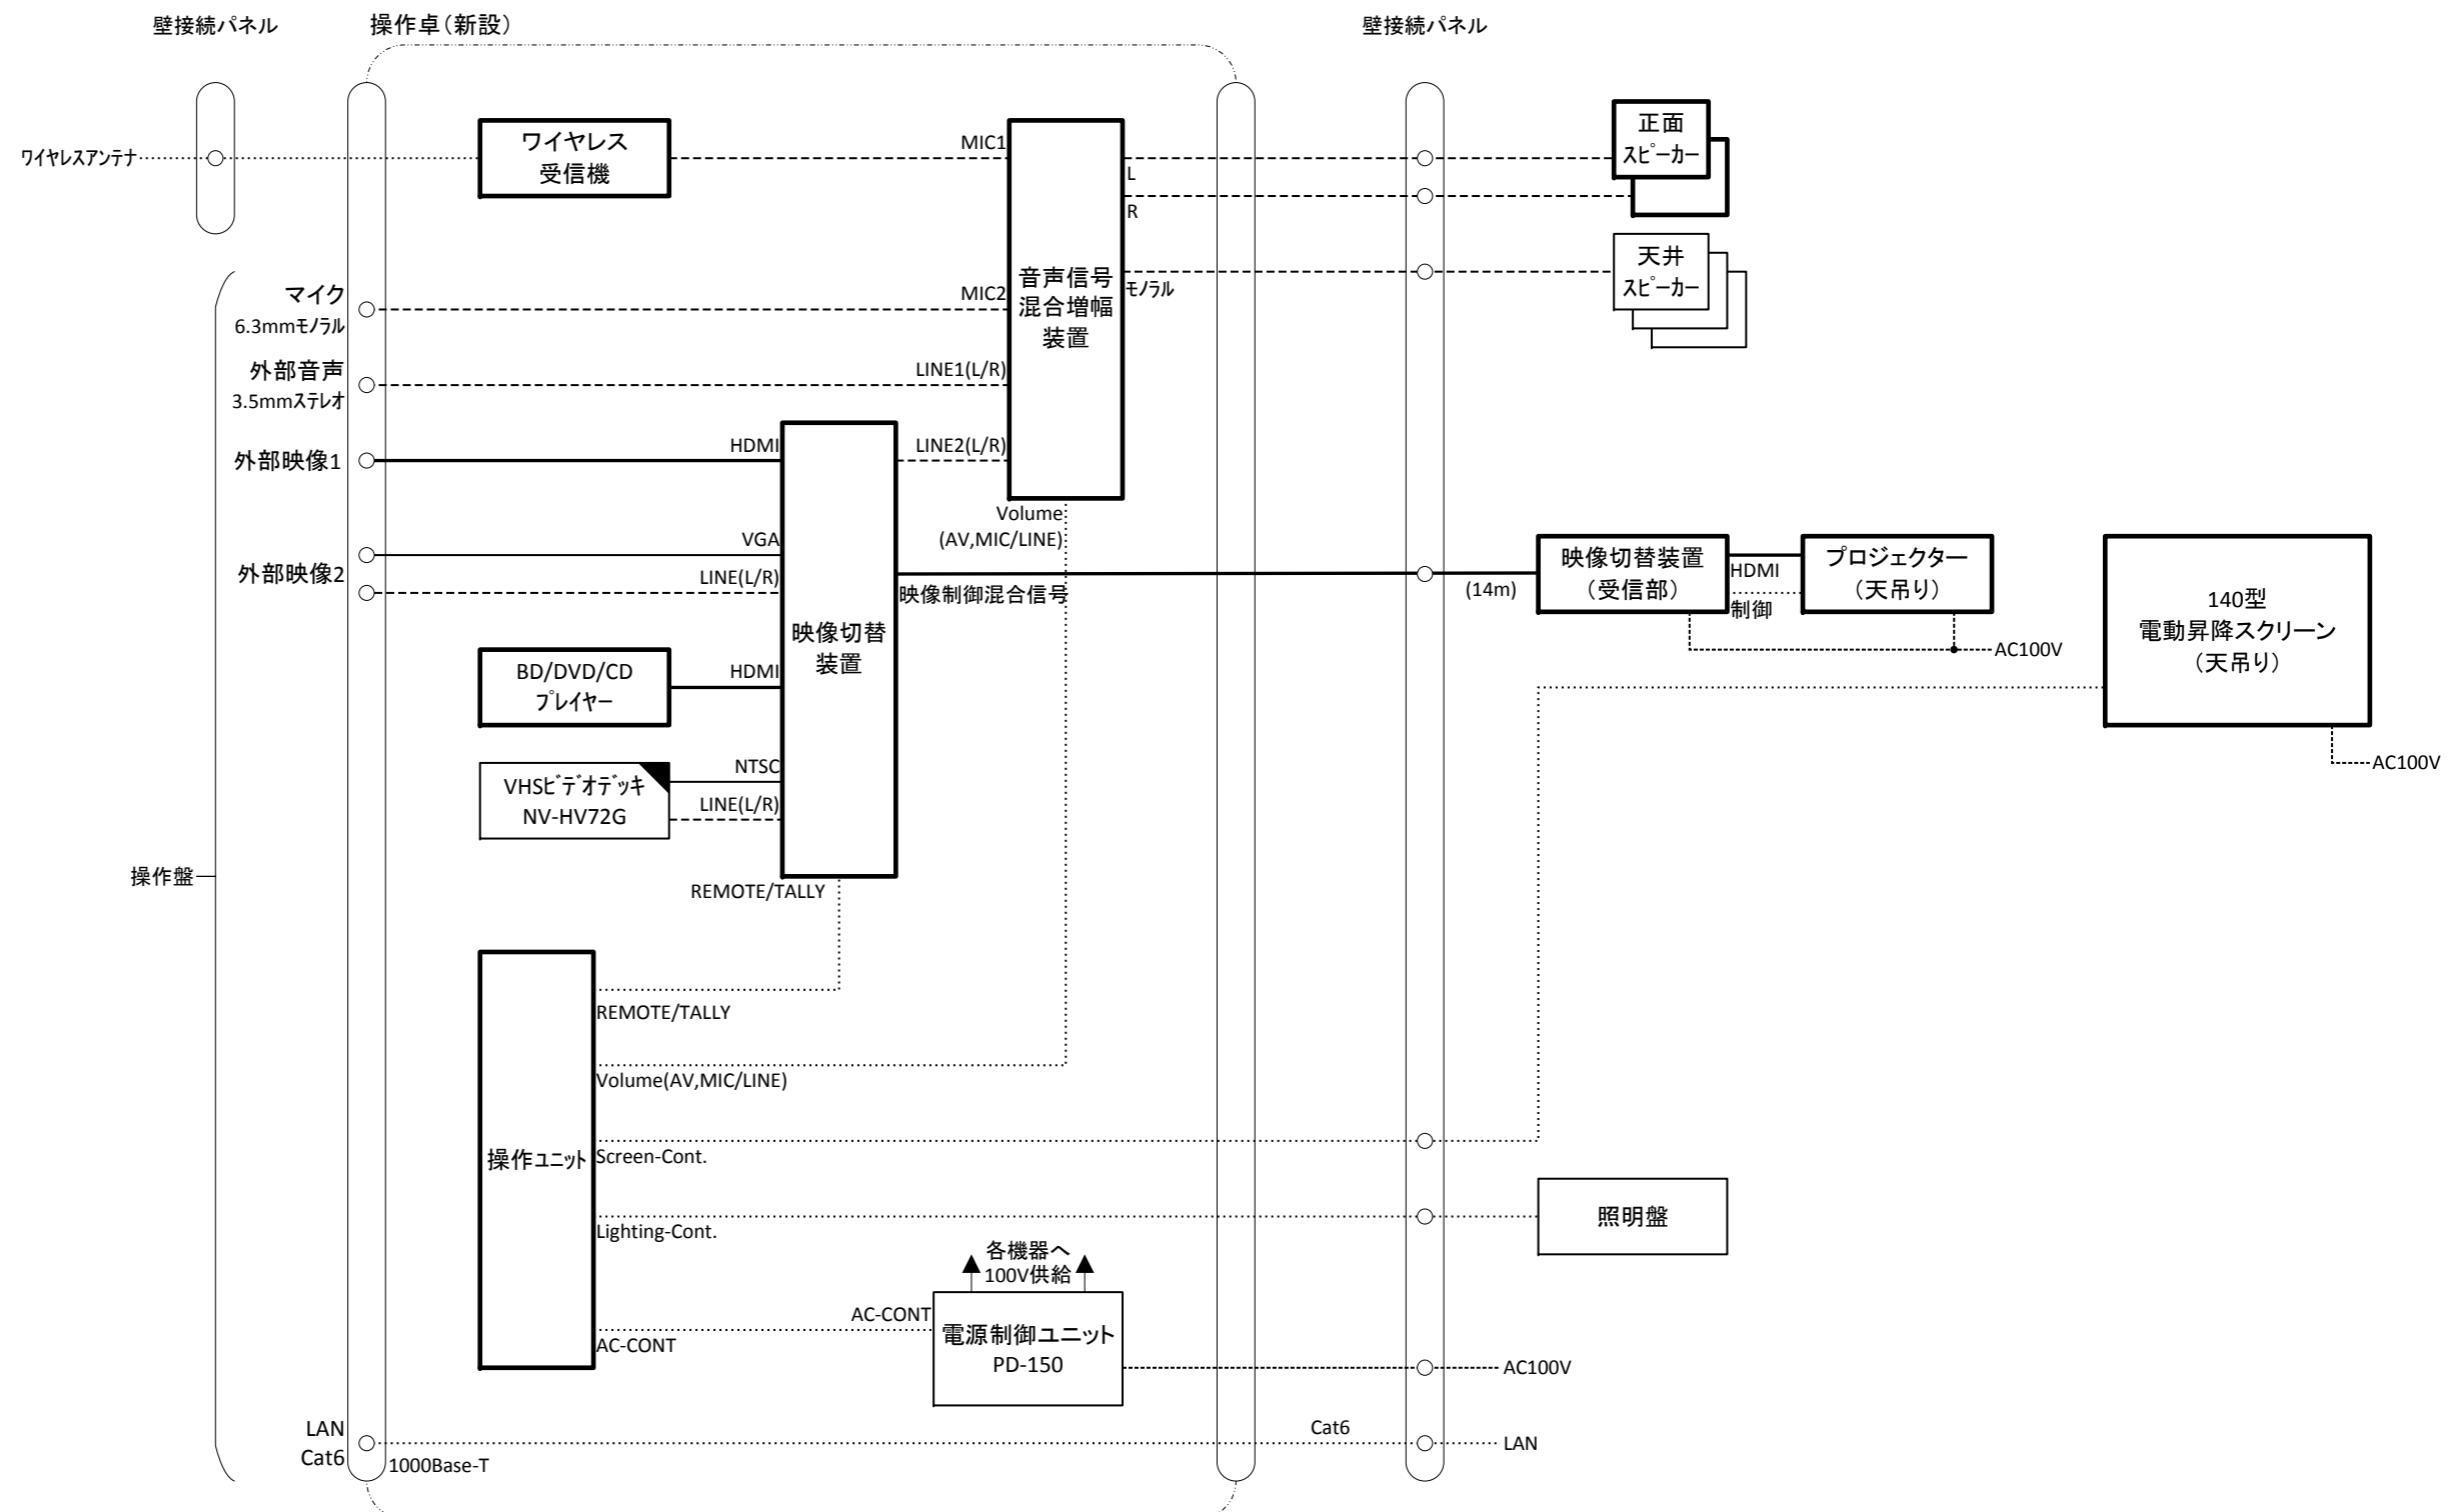


凡例

- : 新設 (New)
- : 映像 (Image)
- : 支給 (Allocation)
- : 音声 (Sound)
- : 複合 (Composite)
- : 再利用 (Reuse)
- : 制御 (Control)
- : 電源 (Power)

平成30年度 4号館一般教室視聴覚機器更新工事

図面の種類	434教室 システム系統更新図 (標準)		
縮尺	:	図面番号	05
設計者名	学校法人千葉学園 千葉商科大学 情報基盤センター		
工事会社名			
発注者名	学校法人千葉学園 千葉商科大学 情報基盤センター		

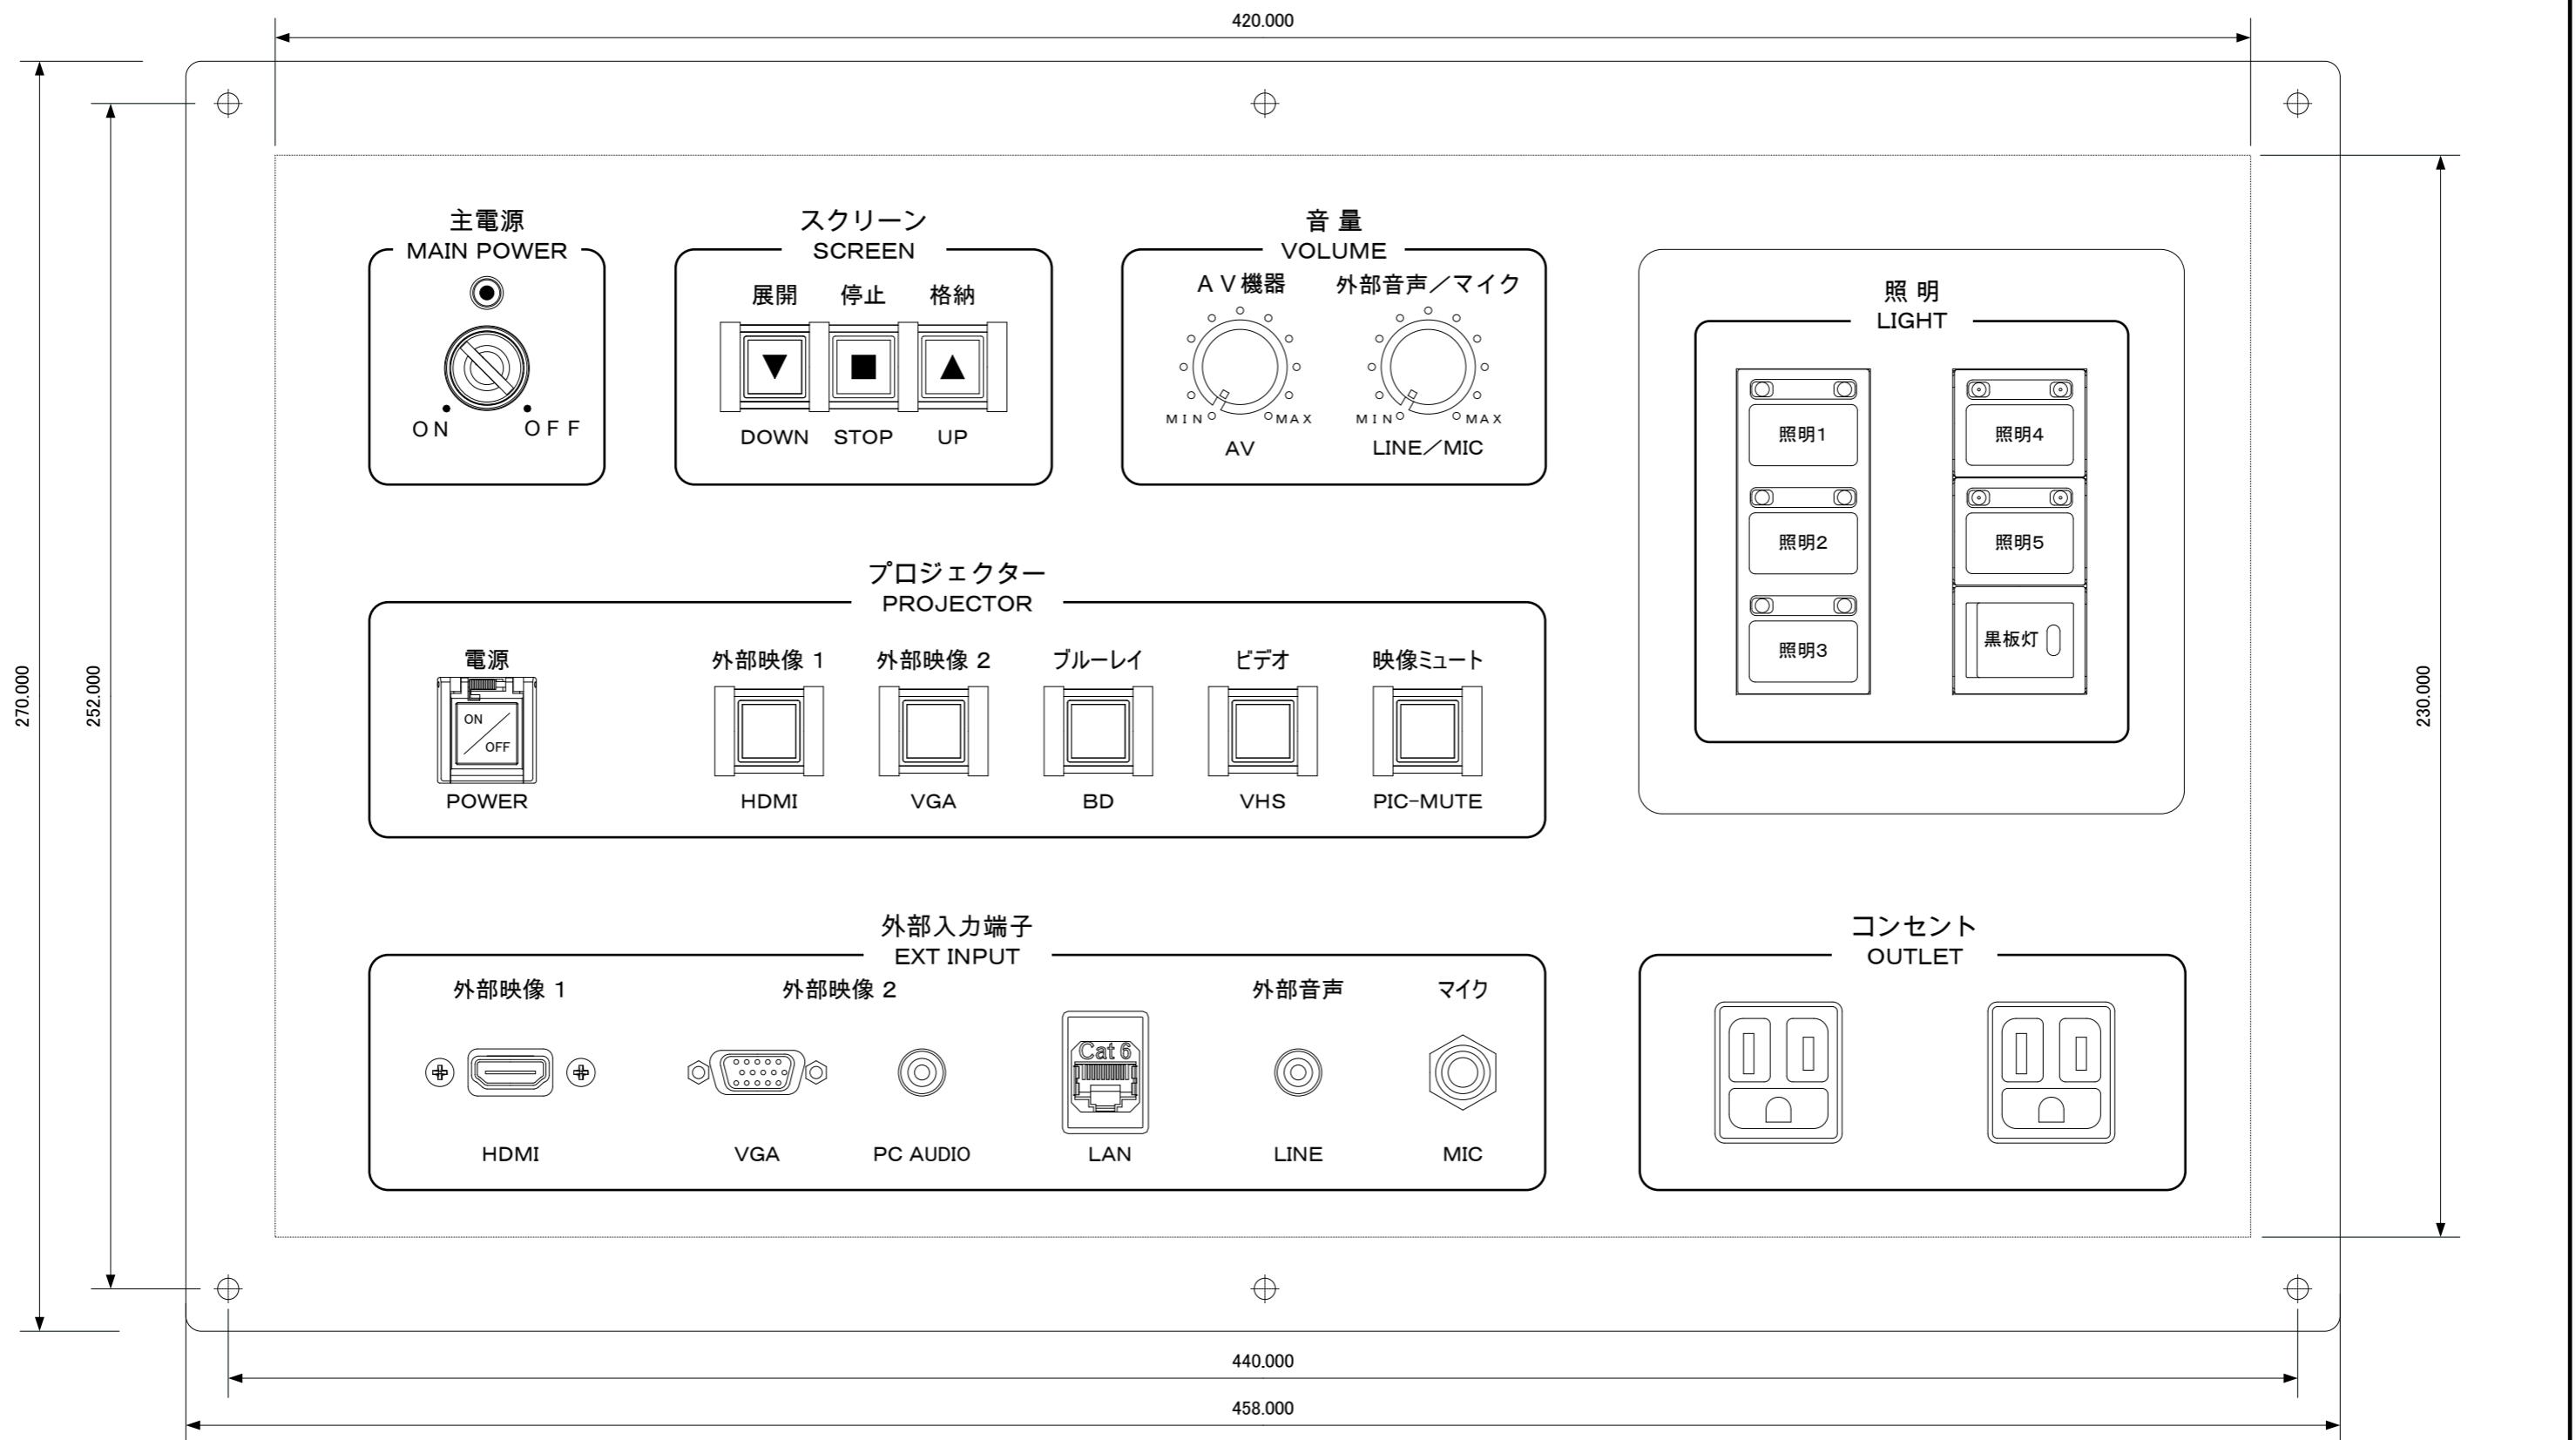

材質：アルミまたはステンレス（アルミが望ましい）
 仕上：金属色、ヘアライン加工（指紋が残らないこと）
 文字色：黒

照明操作まわりは Panasonic WN6506K 同等品を加工し取り付ける
 照明操作部WR8503、WR8501及びWN5051を取り付ける

主電源キー：●●●
 主電源キーは電源ON時に抜けない機構とする

プロジェクター電源釦には押下防止ガード（自然に閉じるもの）を設ける

平成30年度 4号館一般教室視聴覚機器更新工事

図面の種類	434教室 新設操作盤 姿図		
縮尺	1:1.4	図面番号	06
設計者名	学校法人千葉学園 千葉商科大学 情報基盤センター		
工事会社名			
発注者名	学校法人千葉学園 千葉商科大学 情報基盤センター		